

LOCALIZZAZIONE EDIFICIO



REGIONE PIEMONTE
CITTA' DI VENARIA REALE
CITTA' METROPOLITANA DI TORINO
piazza martiri della libert  1

OGGETTO: adeguamento edifici scolastici causa emergenza
epidemiologica COVID-19

PROGETTISTA
EDILE

PROGETTISTA
IMPIANTI ELETTRICI

PROGETTISTA
IMPIANTI IDRAULICI

RESPONSABILE DEL PROCEDIMENTO

DIRIGENTE SETTORE LL.PP.
AMBIENTE PROTEZIONE CIVILE

Architetto Diego CIPOLLINA

ELABORATO
N. T001


DOCUMENTO
N. A001


TITOLLO

Scuola Secondaria Di primo grado LESSONaA
Largo Garibaldi


DATTA
SCALA
1:100

AGGIORNAMENTI

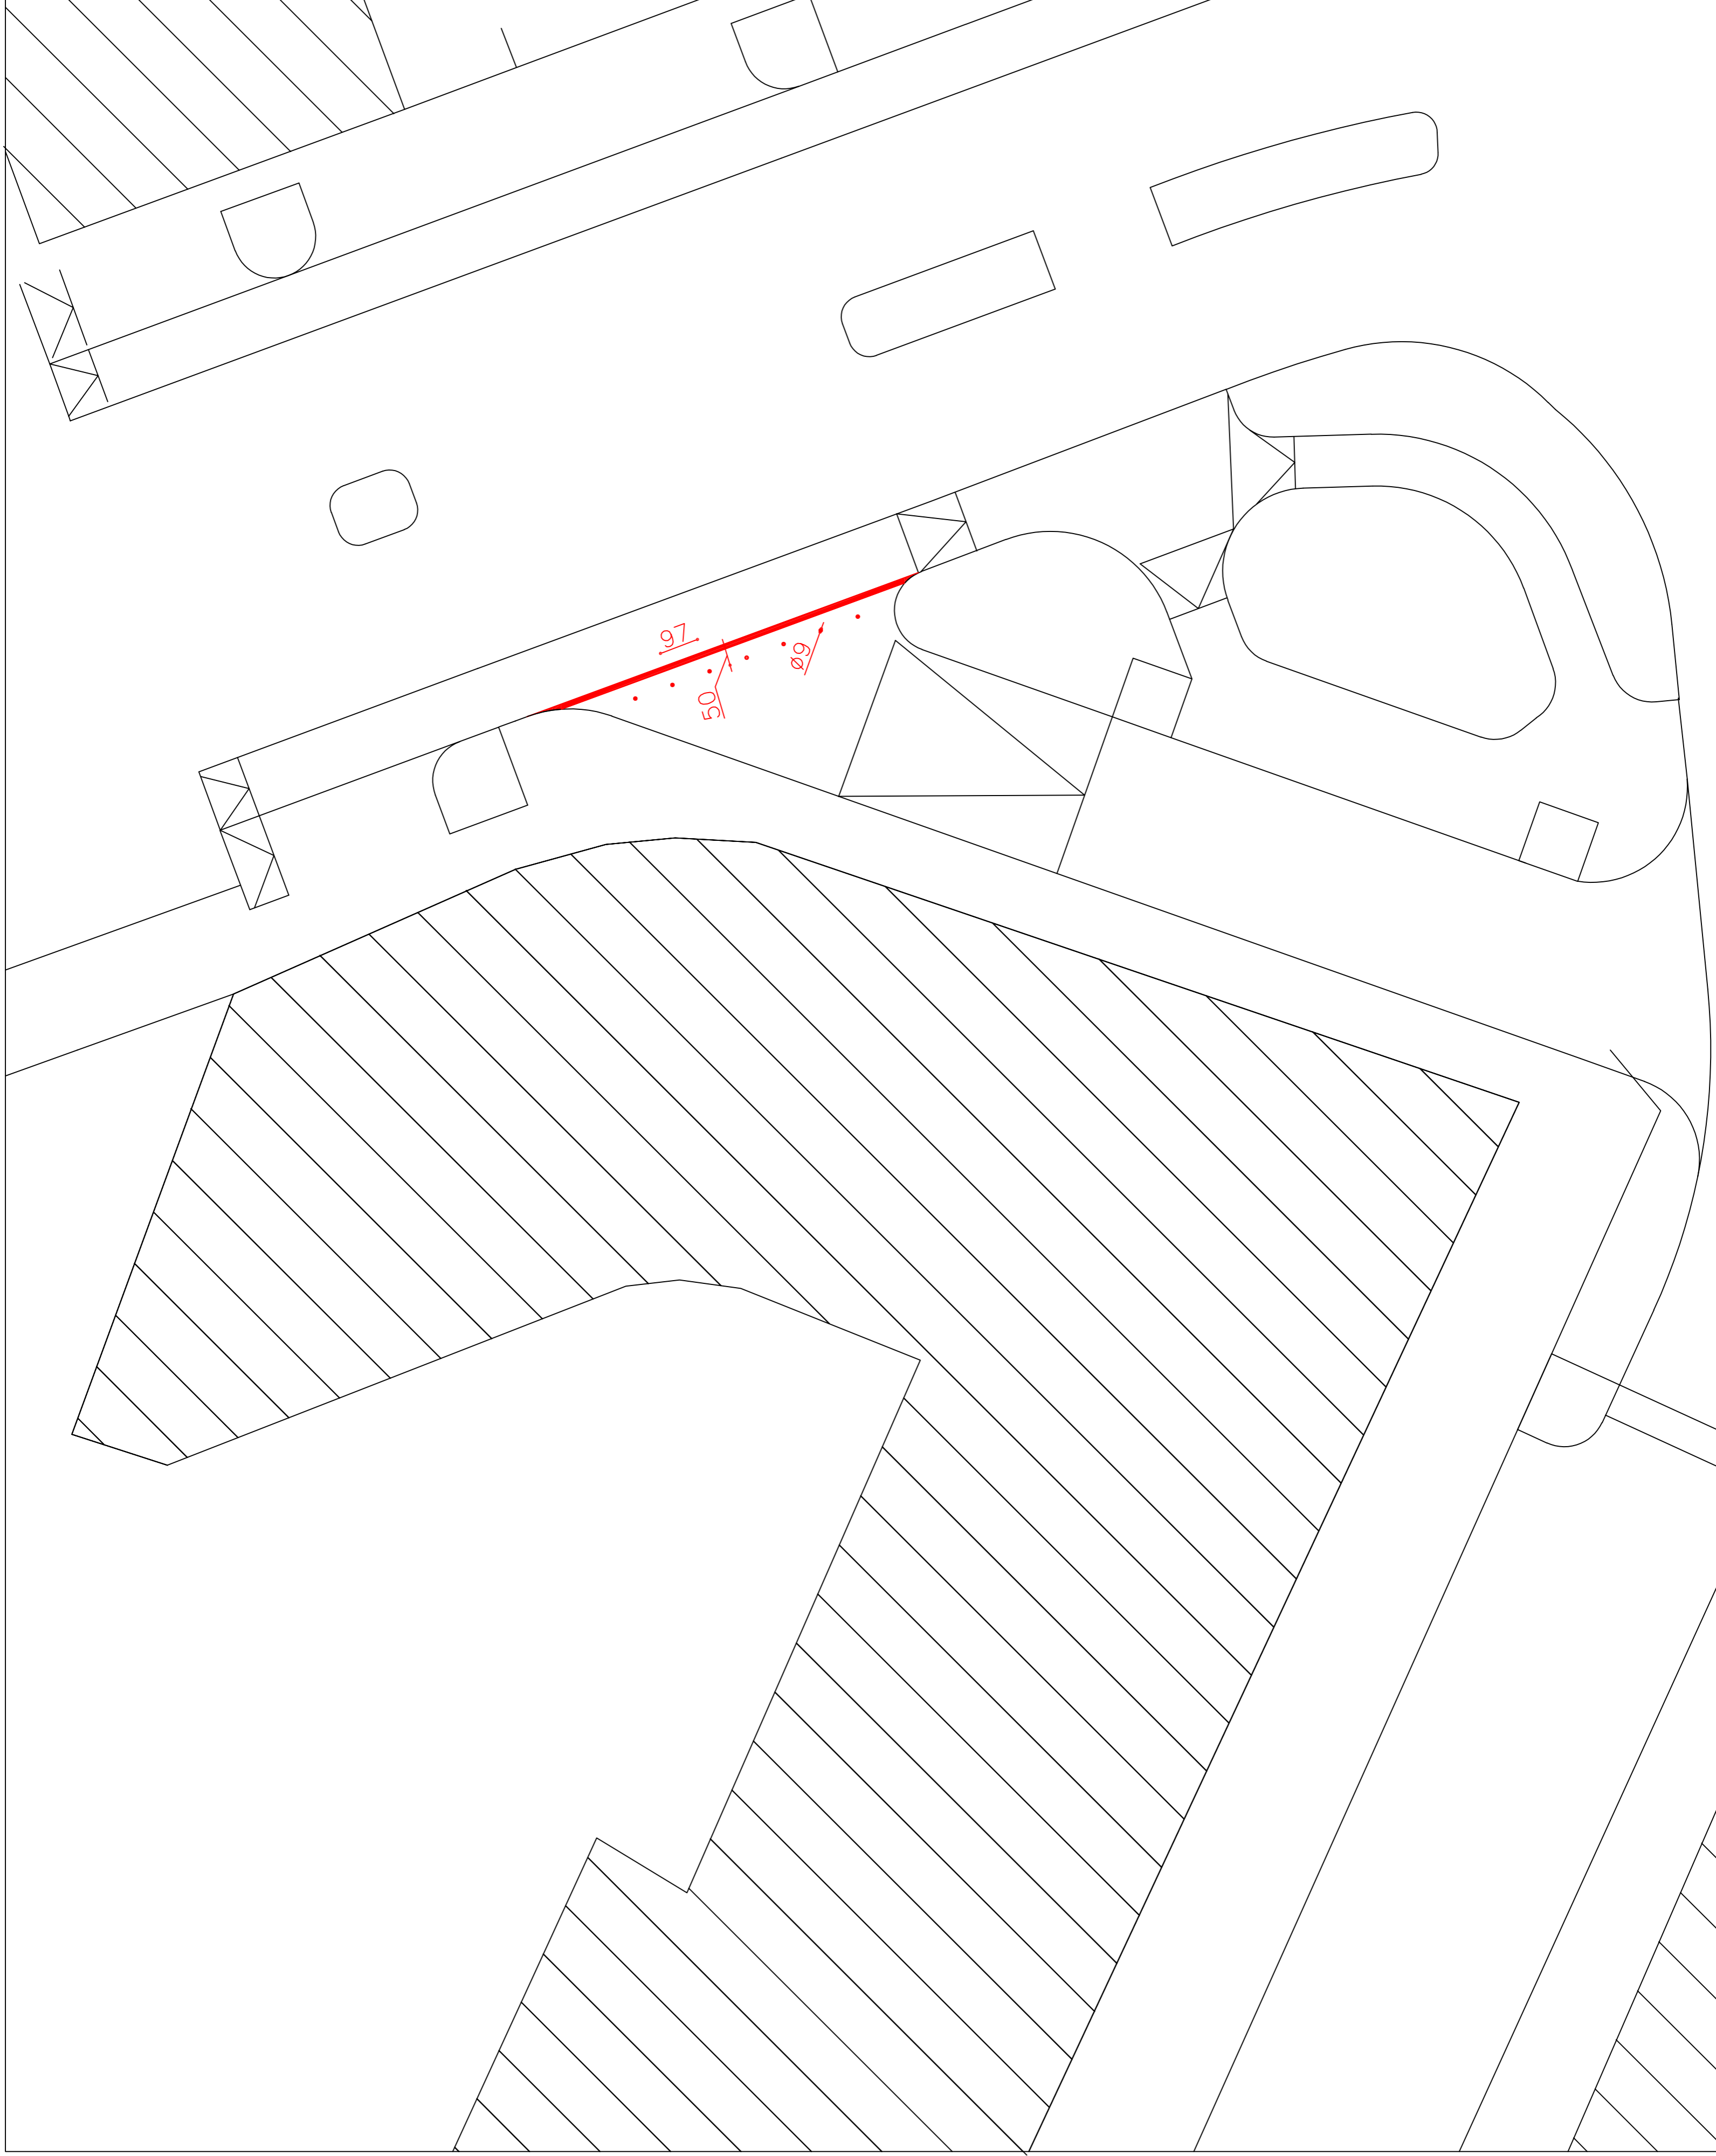

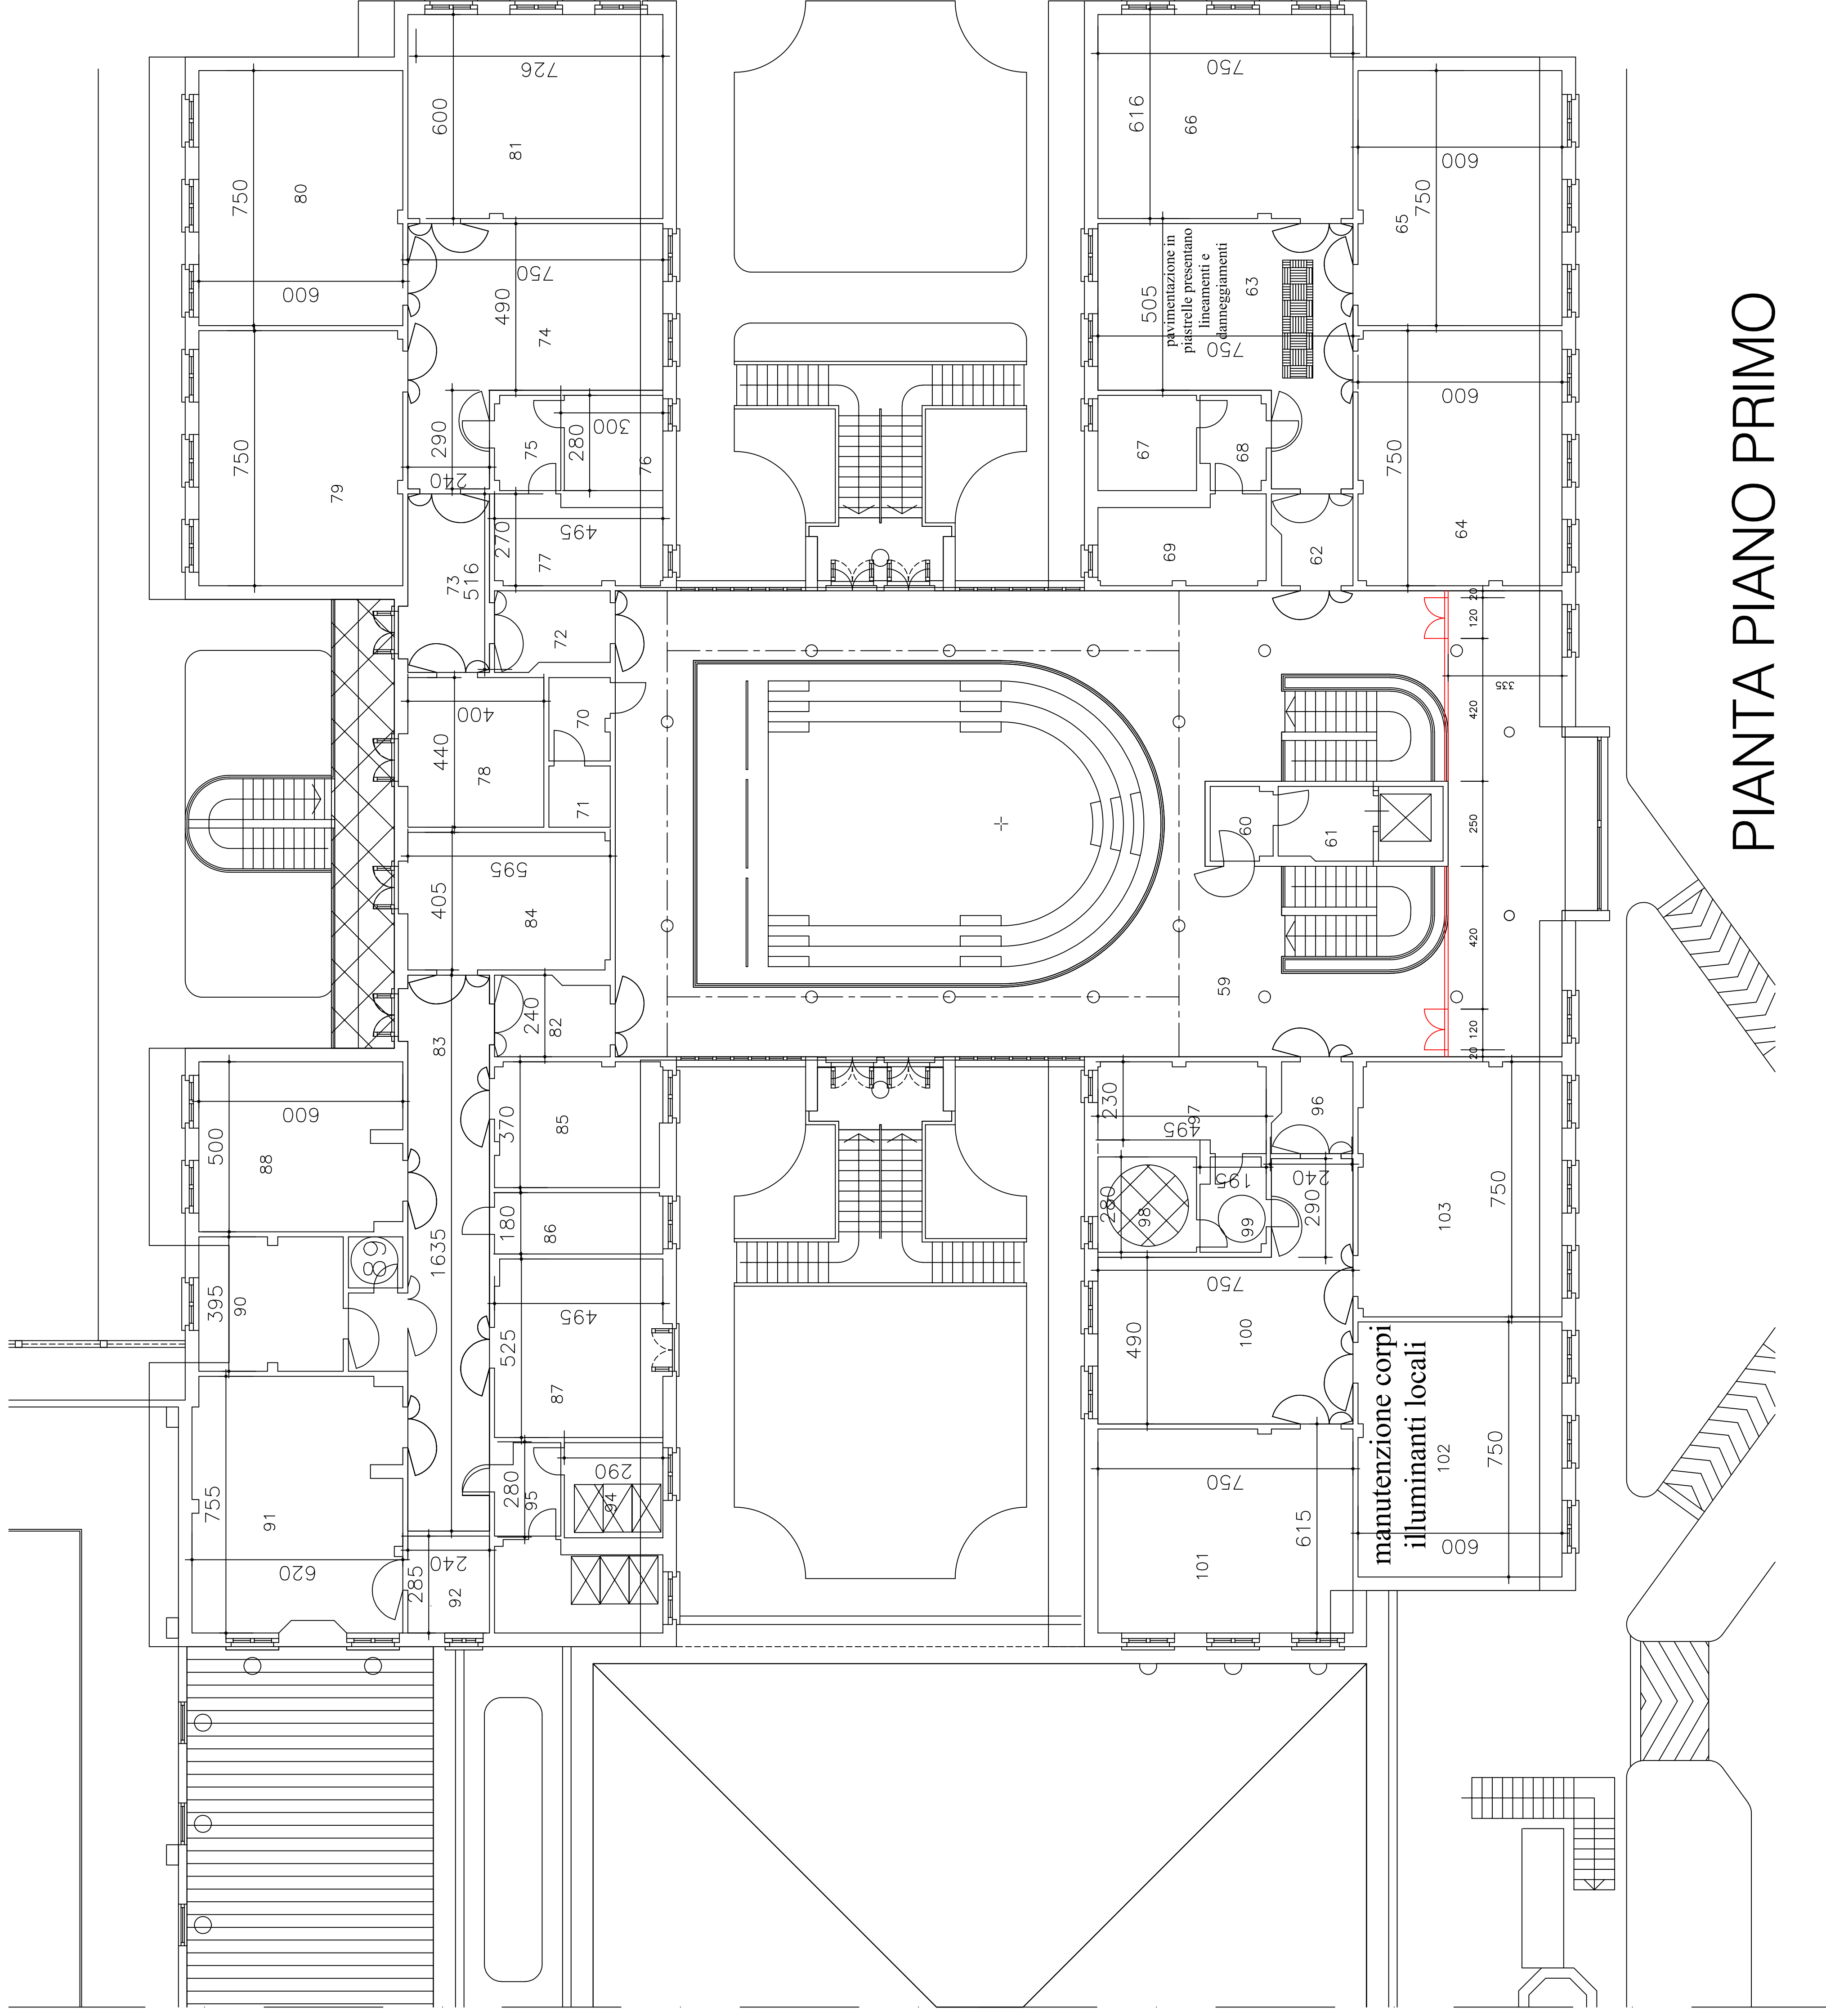

PIANTA PIANO PRIMO

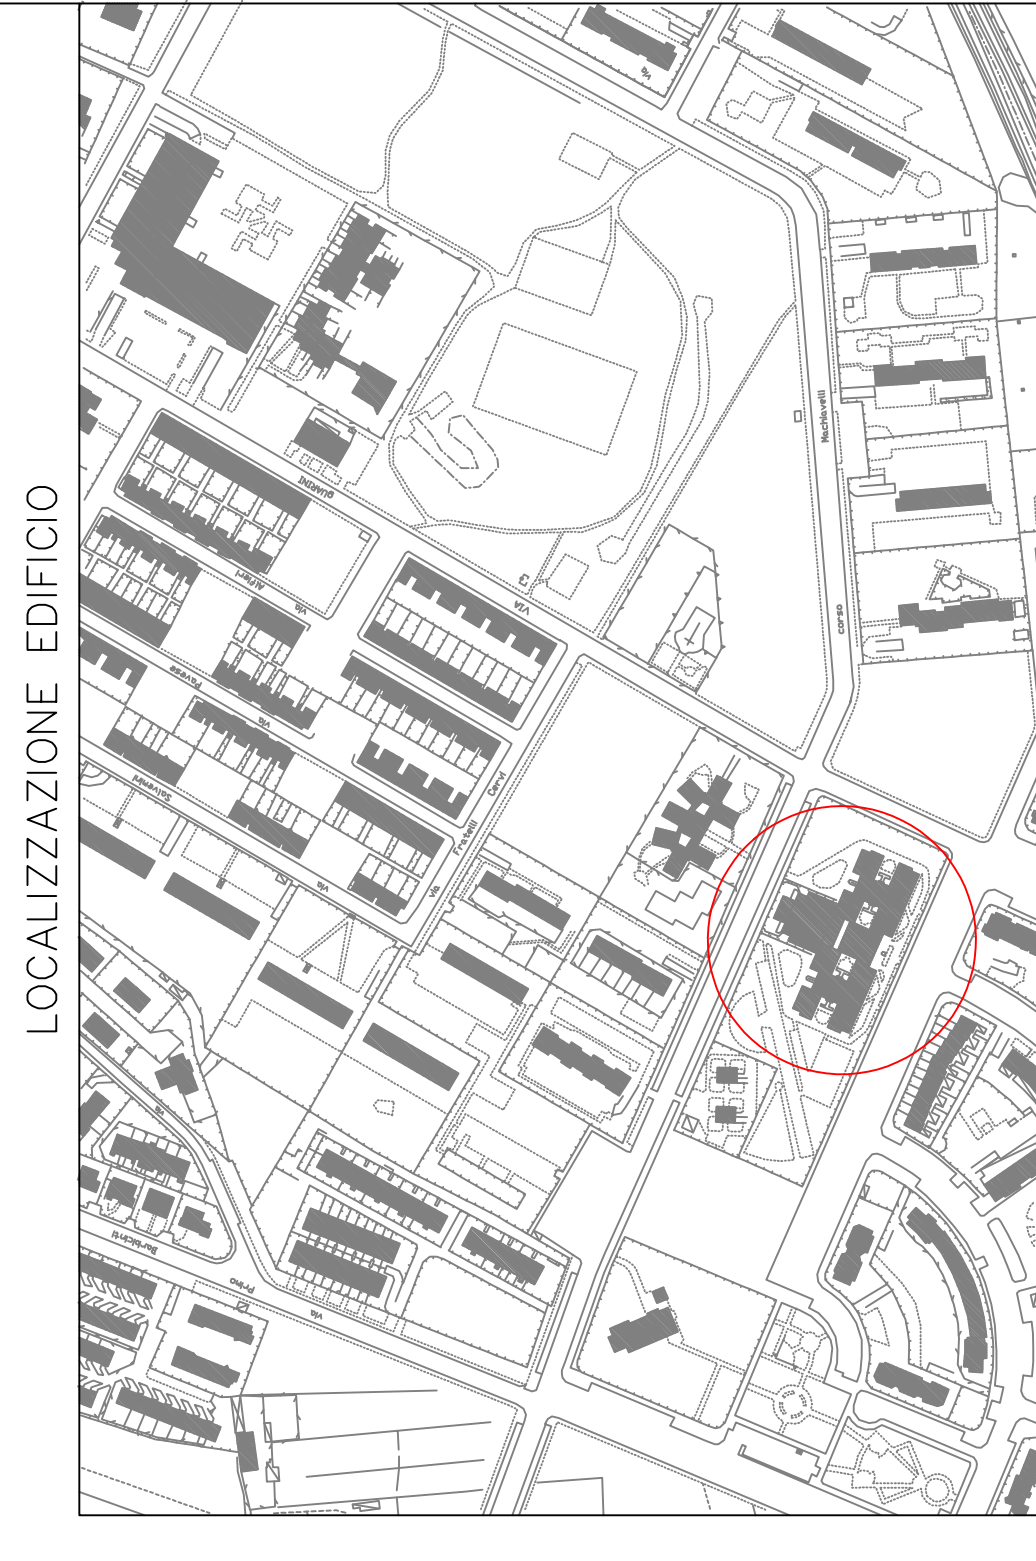

LOCALIZZAZIONE EDIFICIO



REGIONE PIEMONTE
CITTA' DI VENARIA REALE
 CITTÀ METROPOLITANA DI TORINO
 piazza martiri della libertà 1

OGGETTO: adeguamento edifici scolastici causa emergenza epidemiologica COVID-19

PROGETTISTA EDILE	PROGETTISTA IMPIANTI ELETTRICI	PROGETTISTA IMPIANTI IDRAULICI
RESPONSABILE DEL PROCEDIMENTO _____		
DIRIGENTE SETTORE LL.PP. Architetto Diego CIPOLLINA		
AMBIENTE PROTEZIONE CIVILE		
ELABORATO N. T001	DOCUMENTO N. A001	TITOL O Scuola Primaria Di VITTORIO Via Boccaccio
D A T A _____	SCALA 1:100	
A G G I O R N A M E N T I _____		

LOCALIZZAZIONE EDIFICIO



REGIONE PIEMONTE
CITTA' DI VENARIA REALE
CITTA' METROPOLITANA DI TORINO
piazza martiri della libert  1

OGGETTO: adeguamento edifici scolastici causa emergenza
epidemiologica COVID-19

PROGETTISTA
EDILE

PROGETTISTA
IMPIANTI ELETTRICI

PROGETTISTA
IMPIANTI IDRAULICI

RESPONSABILE DEL PROCEDIMENTO

DIRIGENTE SETTORE LL.PP. Architetto Diego CIPOLLINA
AMBIENTE PROTEZIONE CIVILE

ELABORATO DOCUMENTO


N. T001 N. A001


TITOLLO

Scuola Primaria OTTO MARZO Via Giolitti n.8

DATA
SCALA
1:100

AGGIORNAMENTI

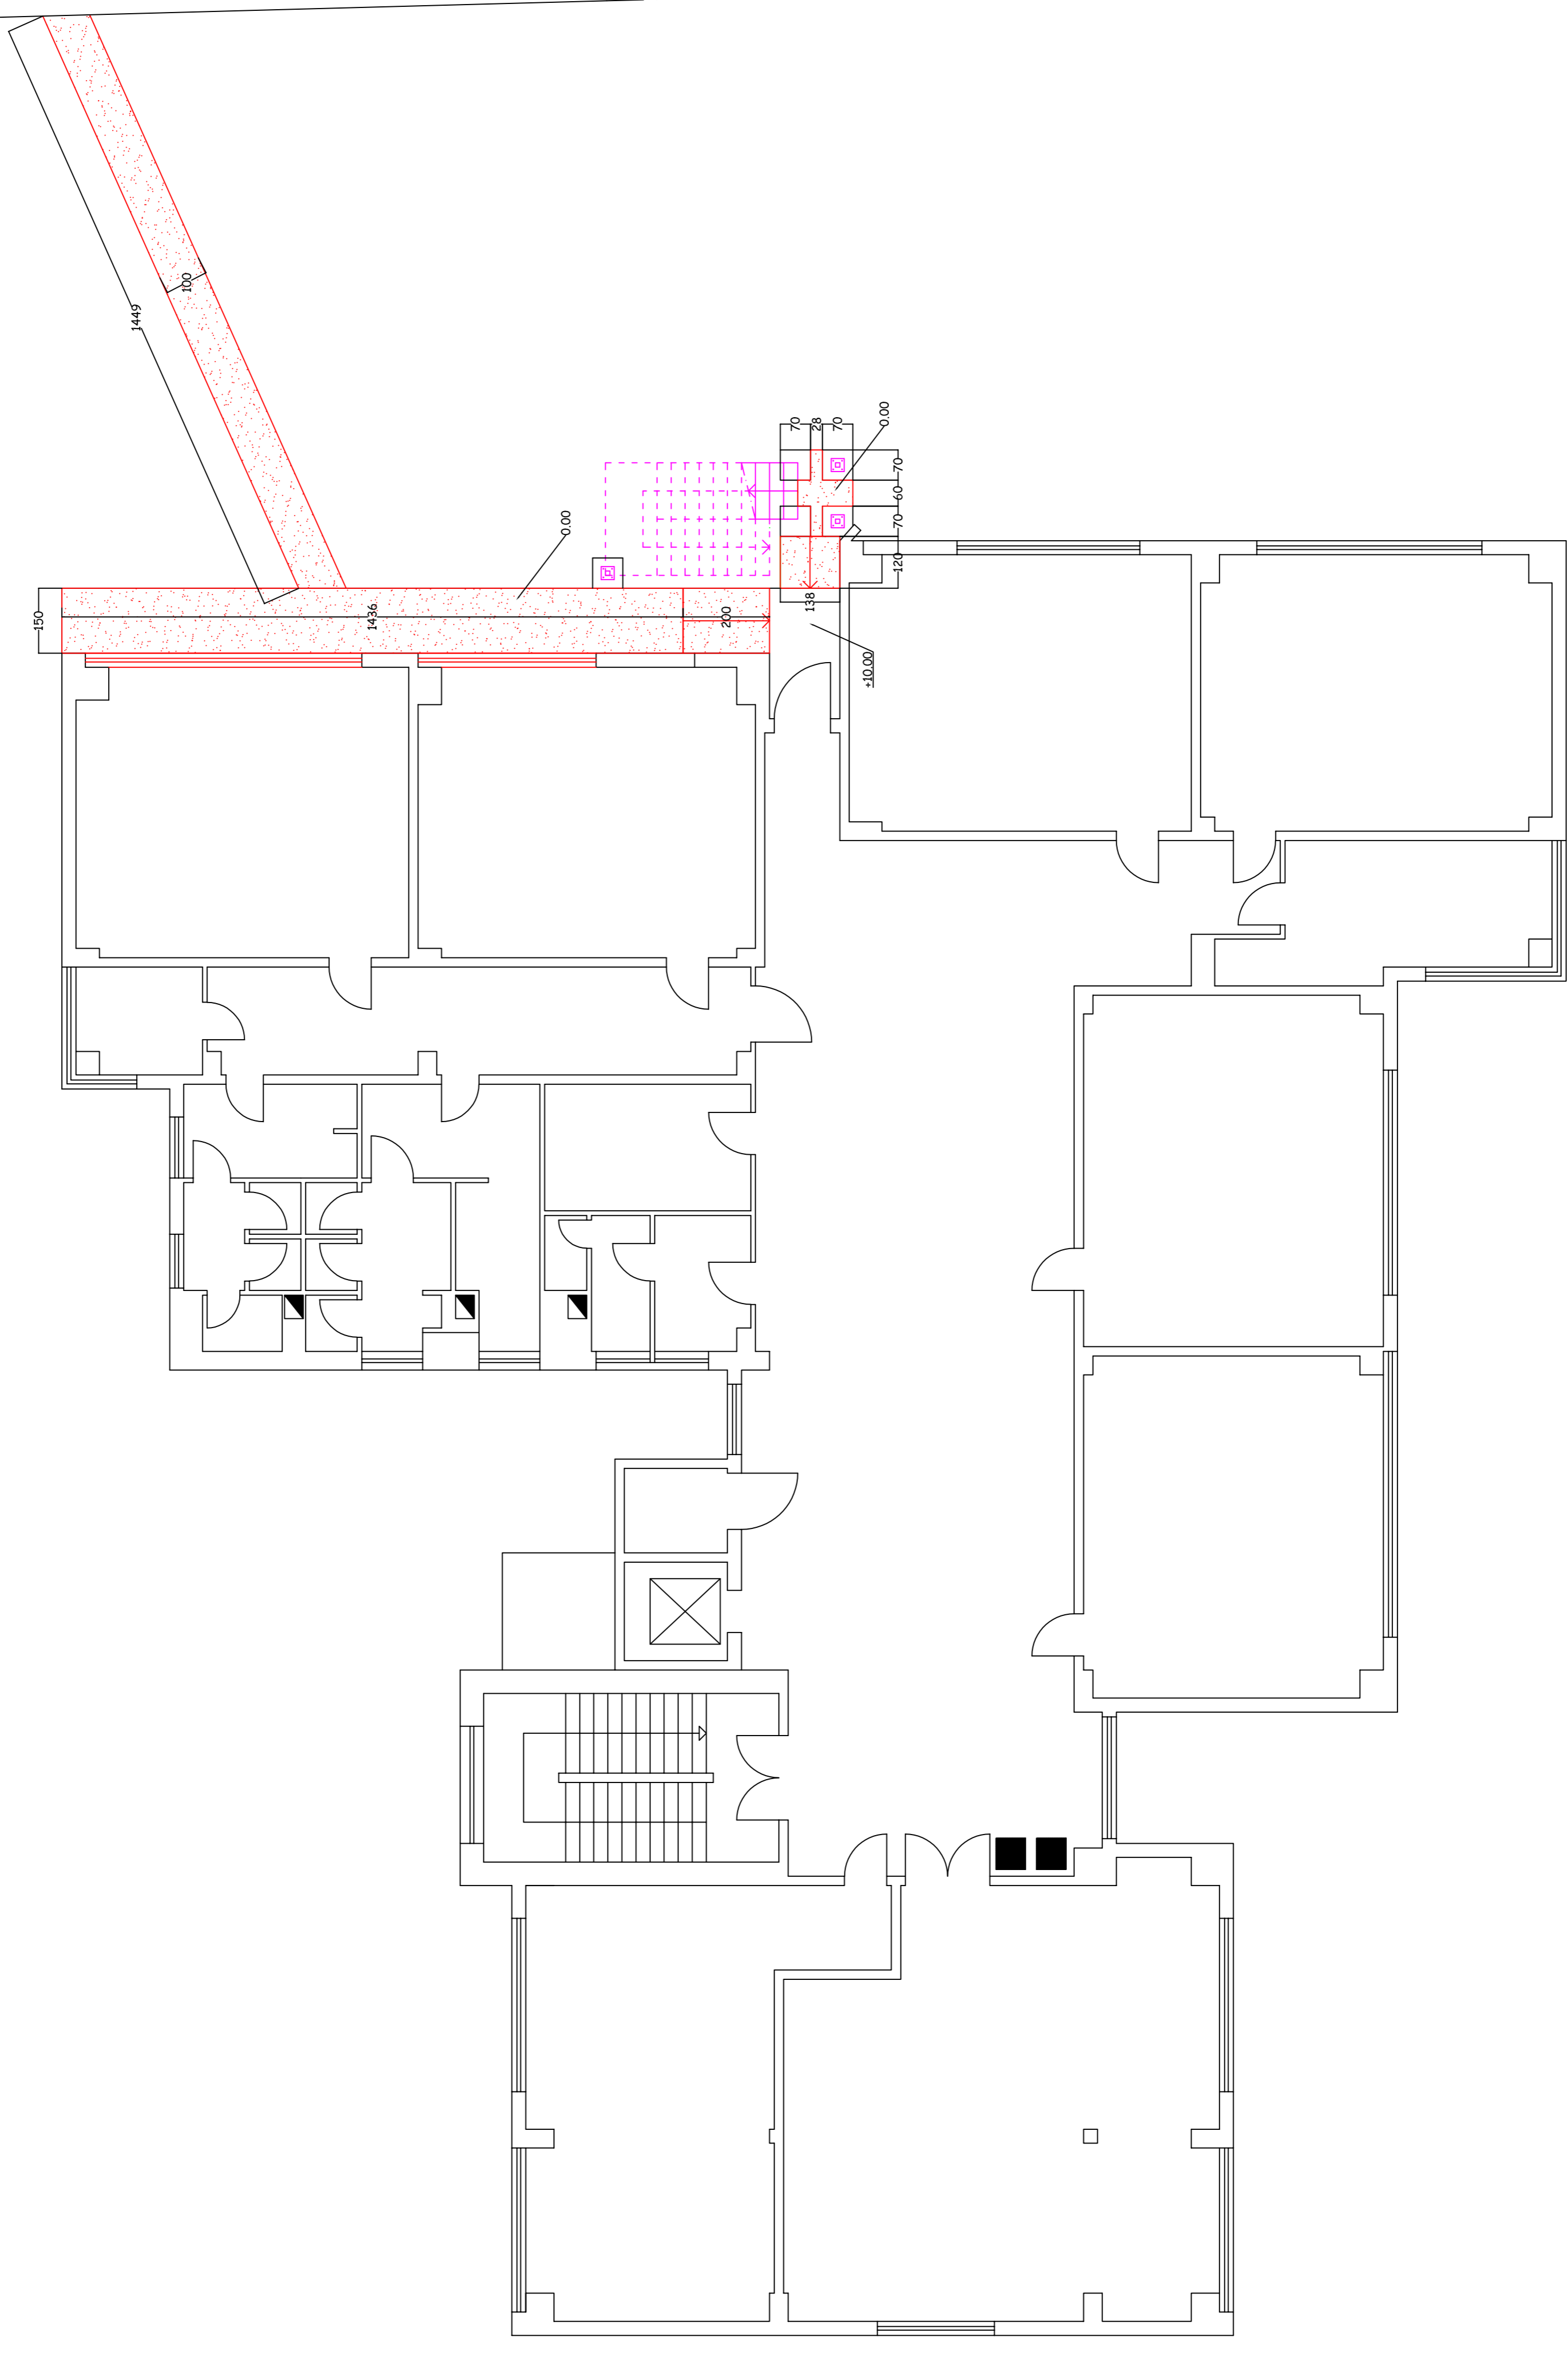

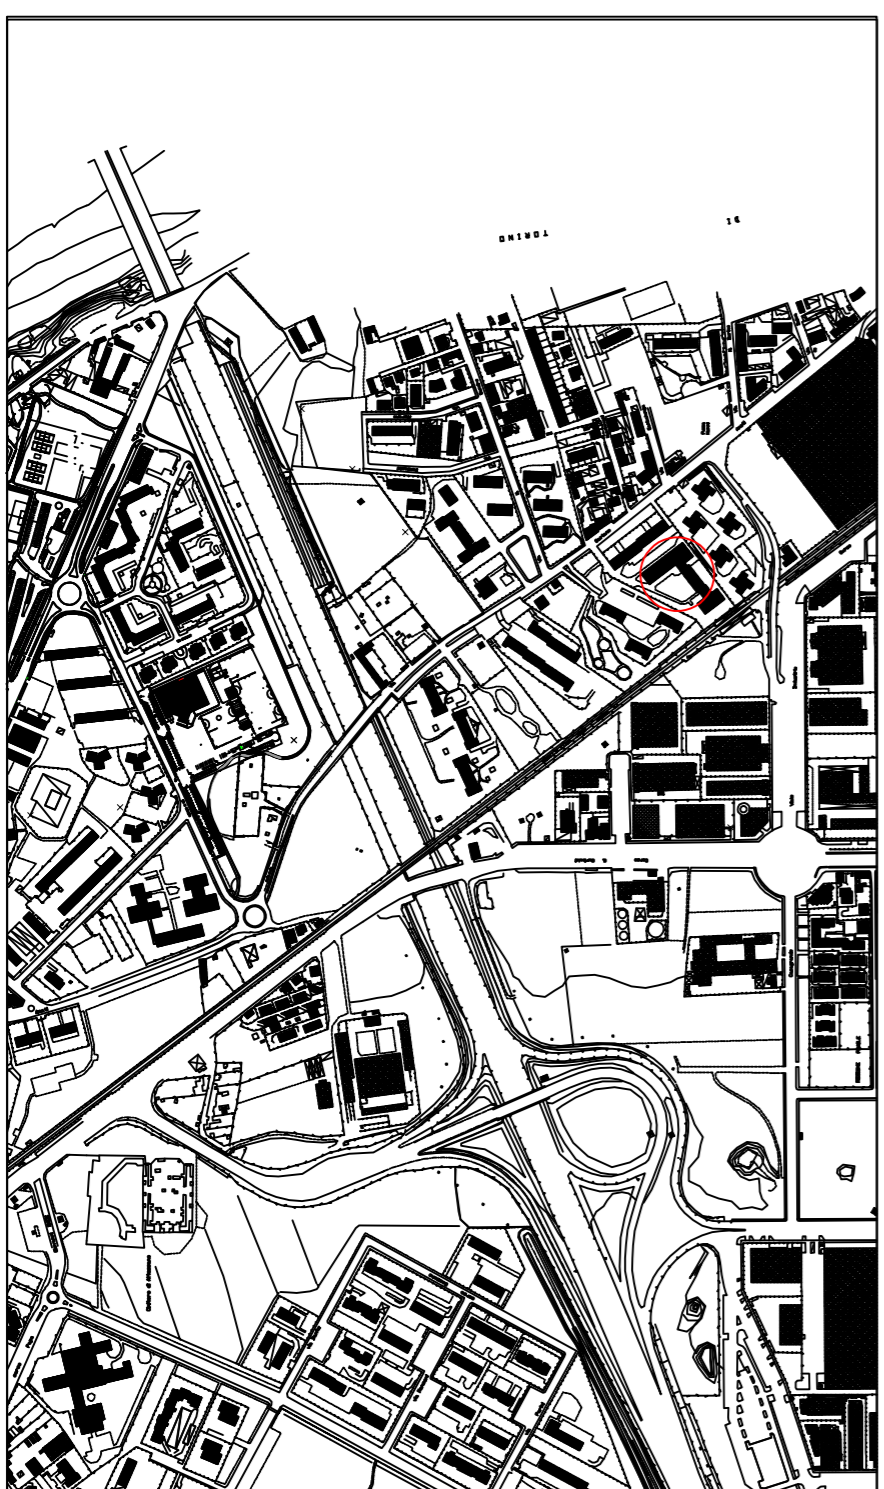

REGIONE PIEMONTE
CITTA' DI VENARIA REALE
 CITTA' METROPOLITANA DI TORINO
 piazza martiri della libert  1

OGGETTO: adeguamento edifici scolastici causa emergenza epidemiologica COVID-19

PROGETTISTA EDILE

PROGETTISTA IMPIANTI ELETTRICI

PROGETTISTA IMPIANTI IDRAULICI

RESPONSABILE DEL PROCEDIMENTO


DIRIGENTE SETTORE LL.PP. AMBIENTE PROTEZIONE CIVILE Architetto Diego CIPOLLINA


ELABORATO N. T001 DOCUMENTO N. A001

TITOLO Scuola Secondaria di primo grado EX SCUOLA DI FORMAZIONE ARTE E MESTIERI Via Amati n. 134

DATA SCALA 1:100

AGGIORNAMENTI

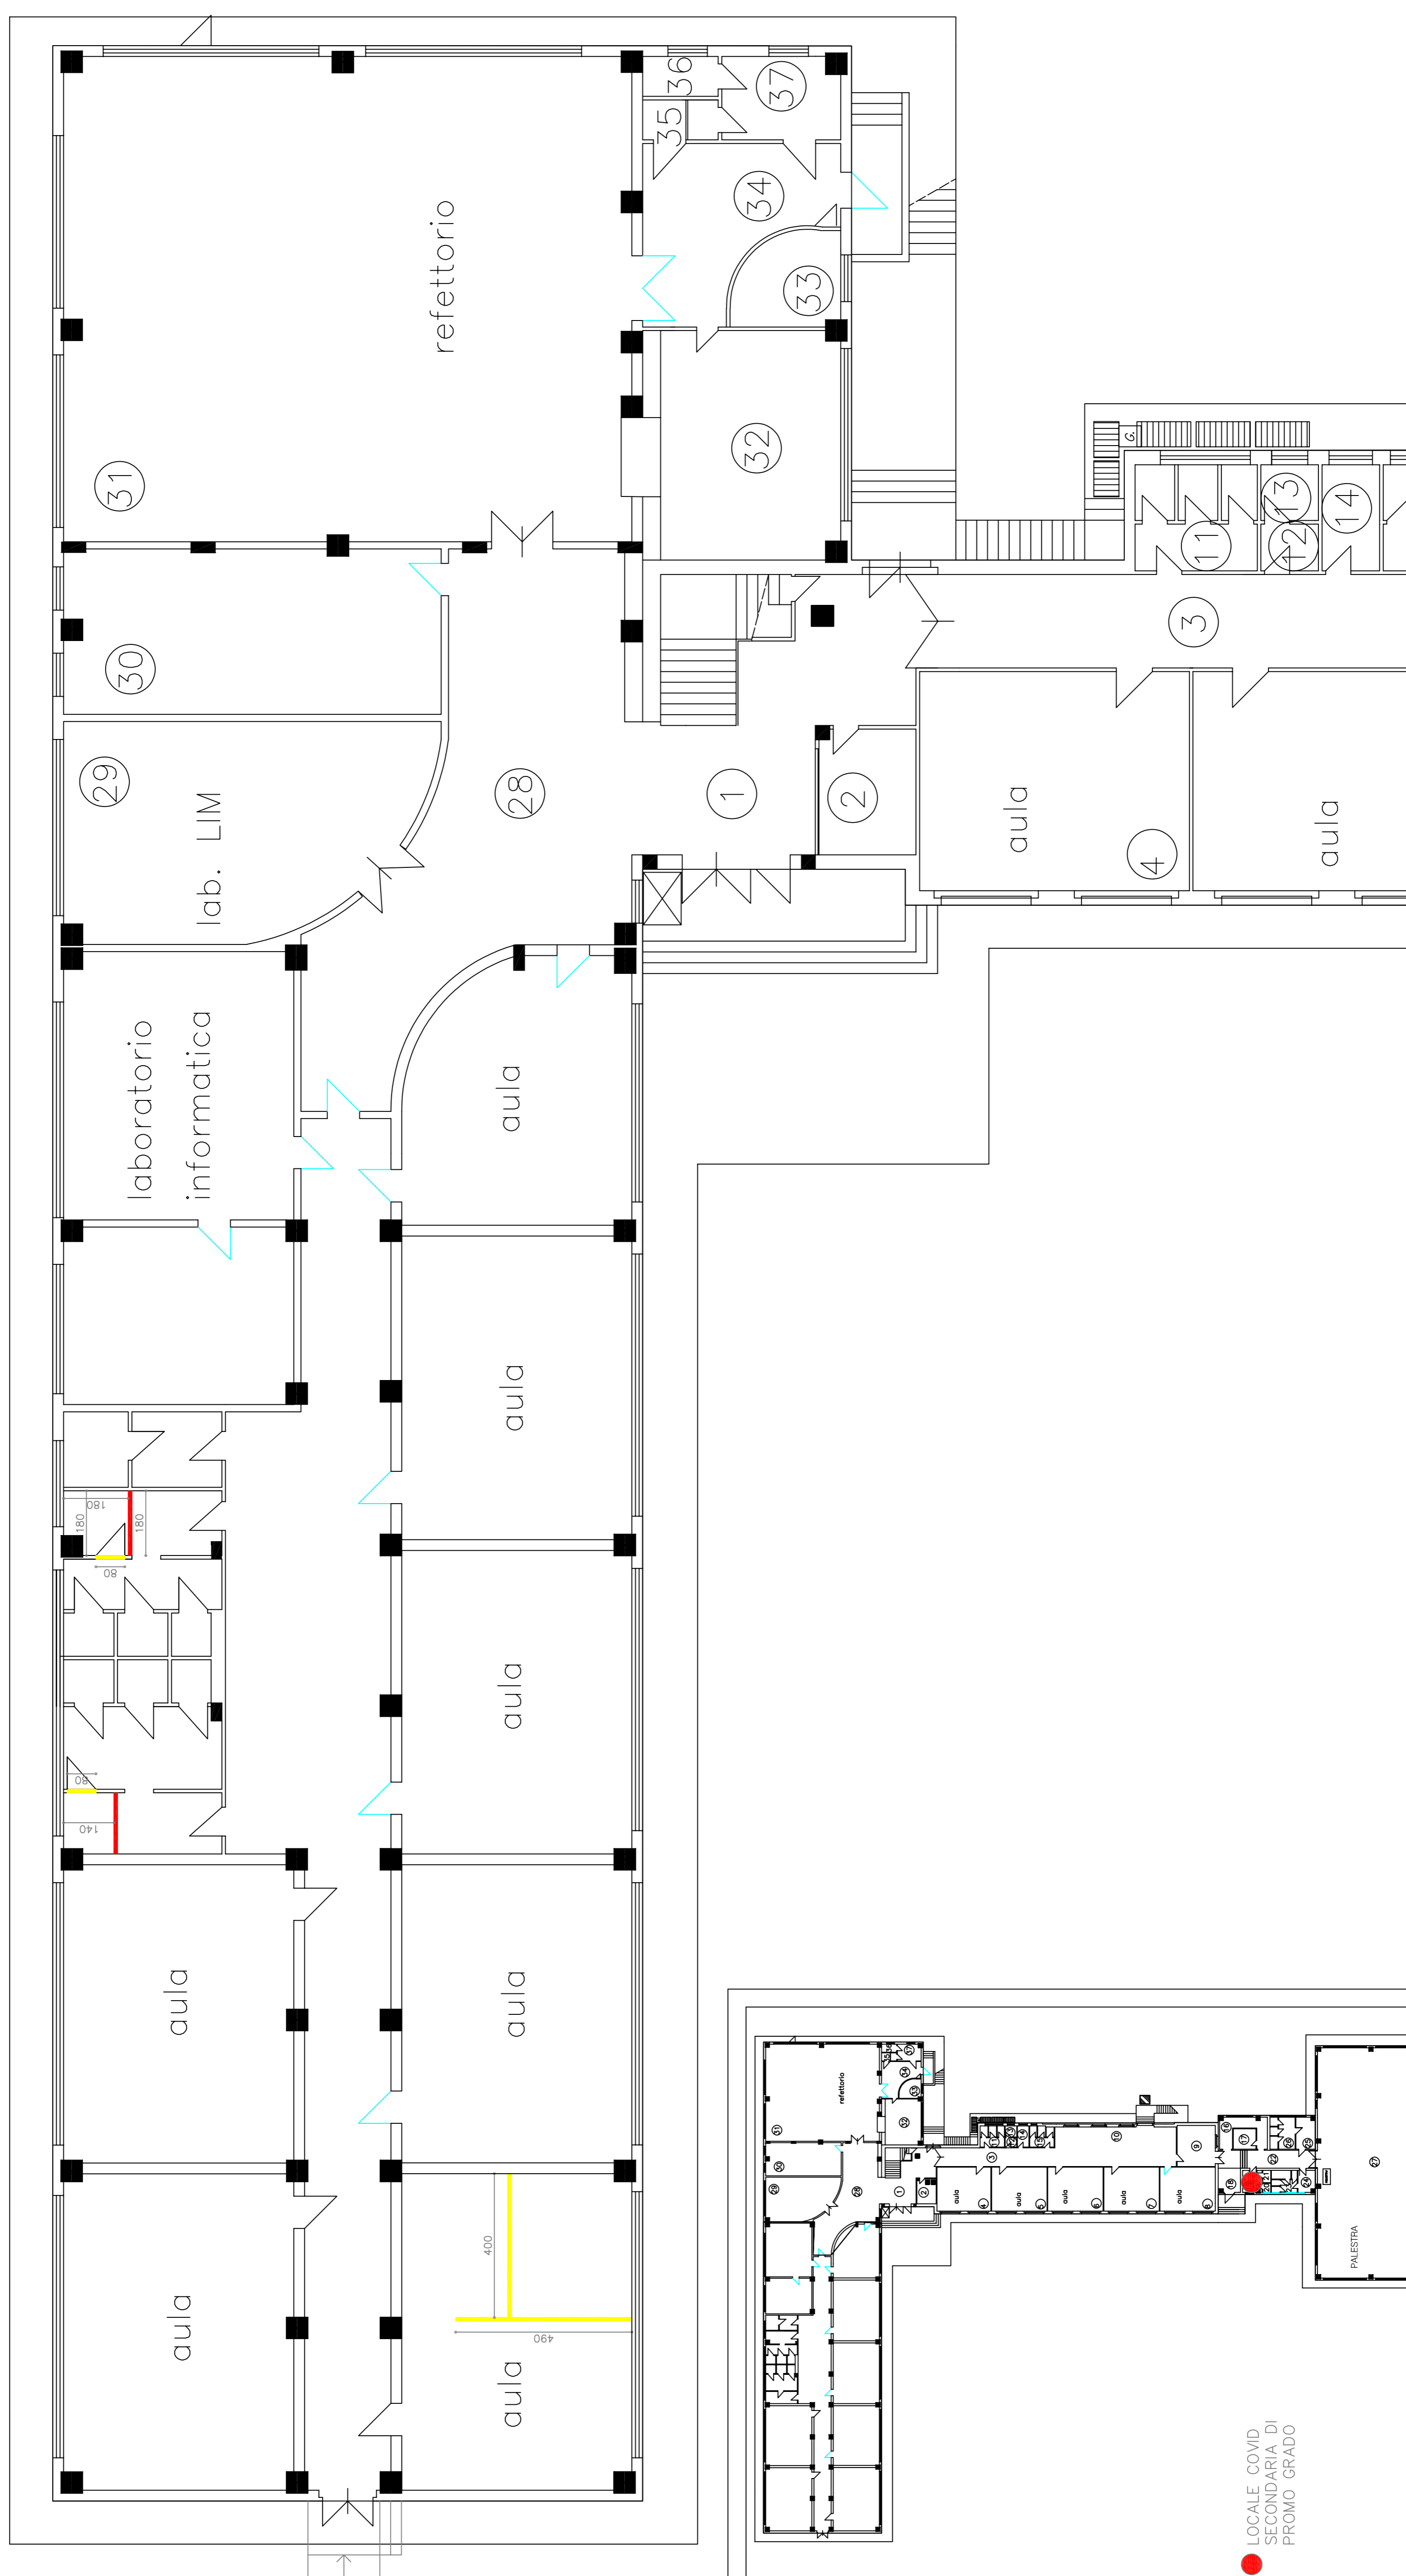

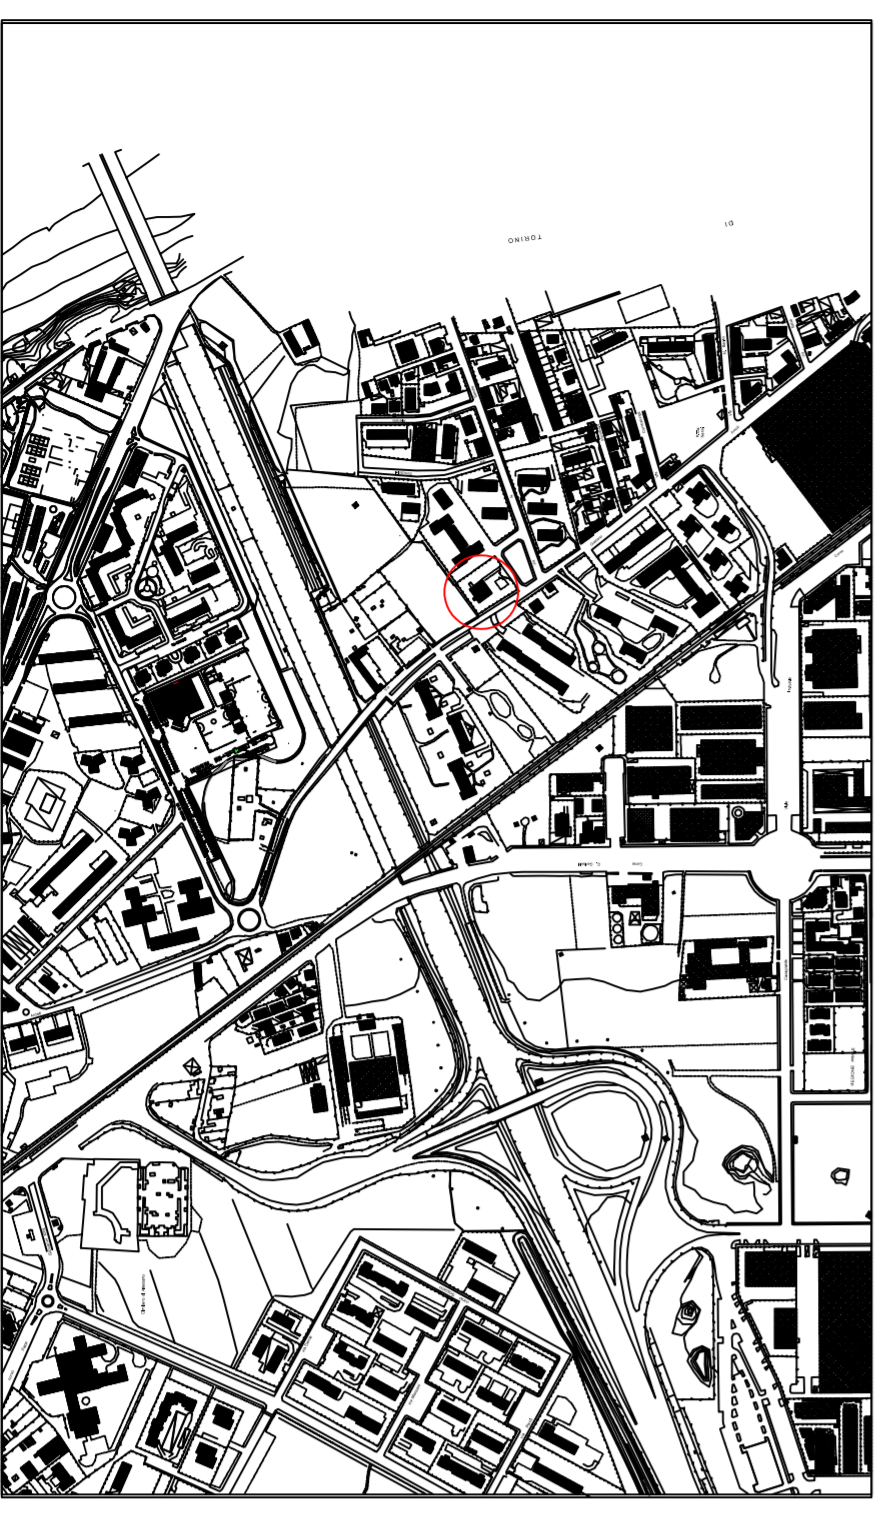

REGIONE PIEMONTE
CITTA' DI VENARIA REALE
 CITTA' METROPOLITANA DI TORINO
 piazza martiri della libert  1

OGGETTO: adeguamento edifici scolastici causa emergenza epidemiologica COVID-19

PROGETTISTA
 EDILE

PROGETTISTA
 IMPIANTI ELETTRICI

PROGETTISTA
 IMPIANTI IDRAULICI

RESPONSABILE DEL PROCEDIMENTO


DIRIGENTE SETTORE LL.PP.
 AMBIENTE PROTEZIONE CIVILE Architetto Diego Cipollina

ELABORATO
 N. T001 DOCUMENTO
 N. A001

TITOLO
 Scuola dell'infanzia WALT DISNEY Via Amati n. 115


DATA
 SCALA
 1:100

AGGIORNAMENTI

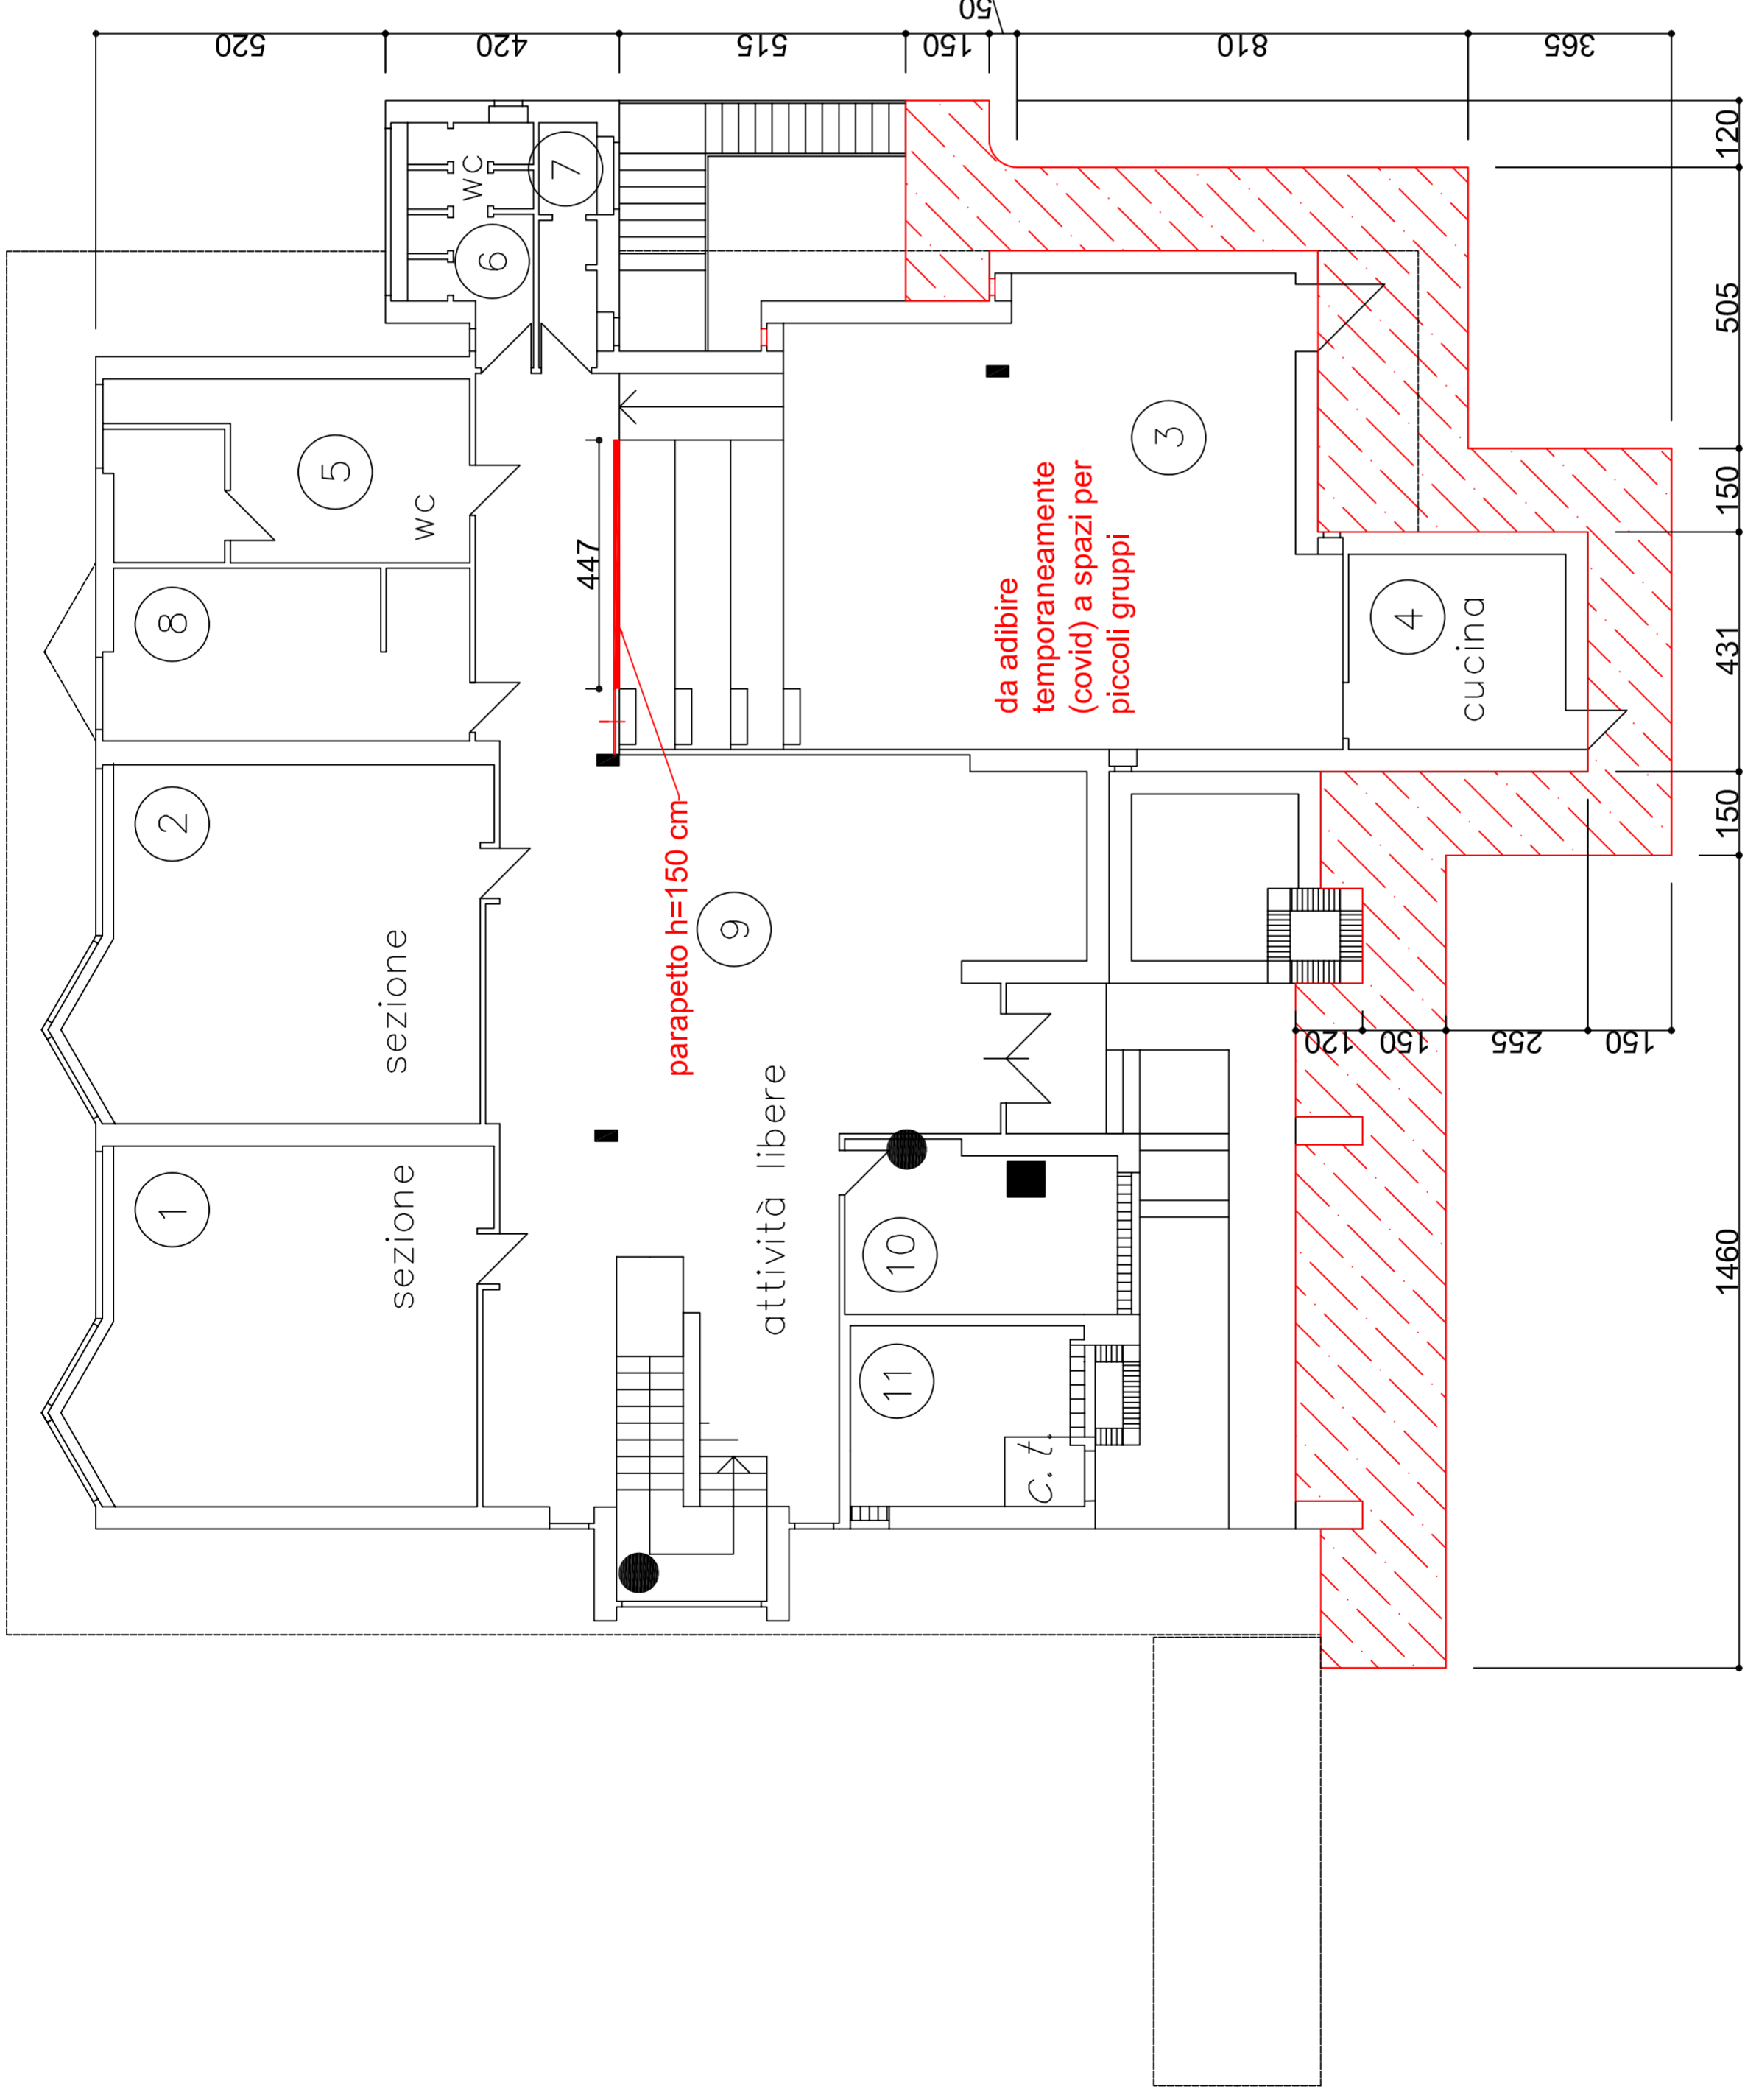

Piano rialzato

LOCALIZZAZIONE EDIFICIO

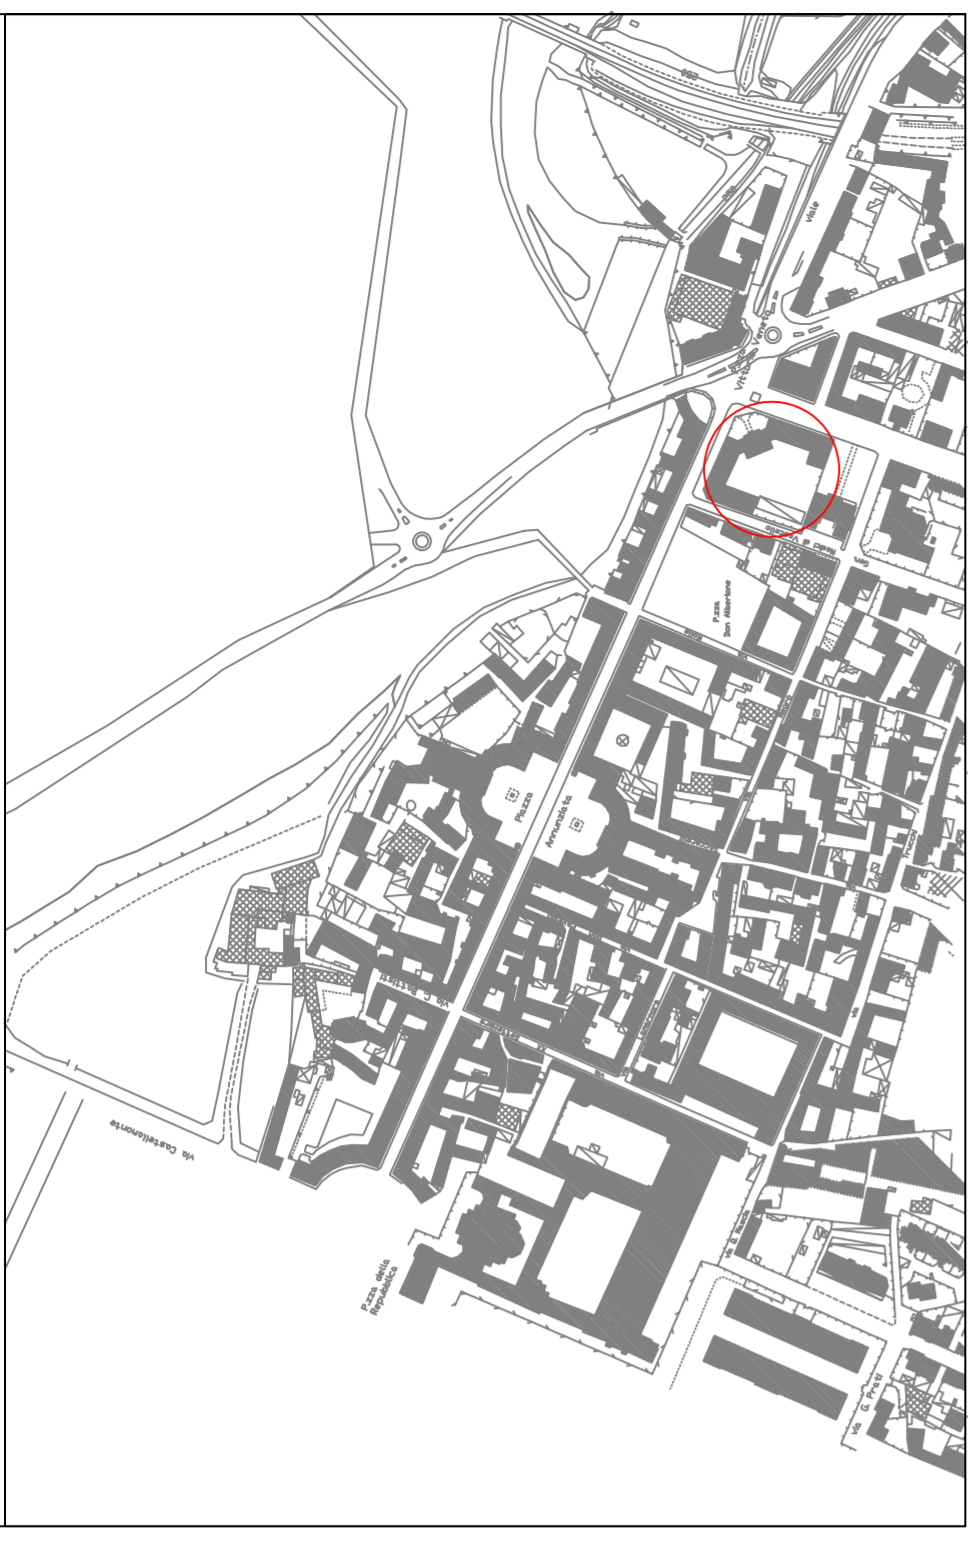

REGIONE PIEMONTE
CITTA' DI VENARIA REALE
CITTA' METROPOLITANA DI TORINO
piazza martiri della liberta 1

OGGETTO: adeguamento edifici scolastici causa emergenza
epidemiologica COVID-19

PROGETTISTA
EDILE

PROGETTISTA
IMPIANTI ELETTRICI

PROGETTISTA
IMPIANTI IDRAULICI

RESPONSABILE DEL PROCEDIMENTO

DIRIGENTE SETTORE LL.PP.
AMBIENTE PROTEZIONE CIVILE

Architetto Diego CIPOLLINA


ELABORATO
N. T001


DOCUMENTO
N. A001

TITOLLO
Scuola Primaria DE AMICIS piazza Martiri della
Liberta n.1

DATTA
SCALA
1:100


AGGIORNAMENTI

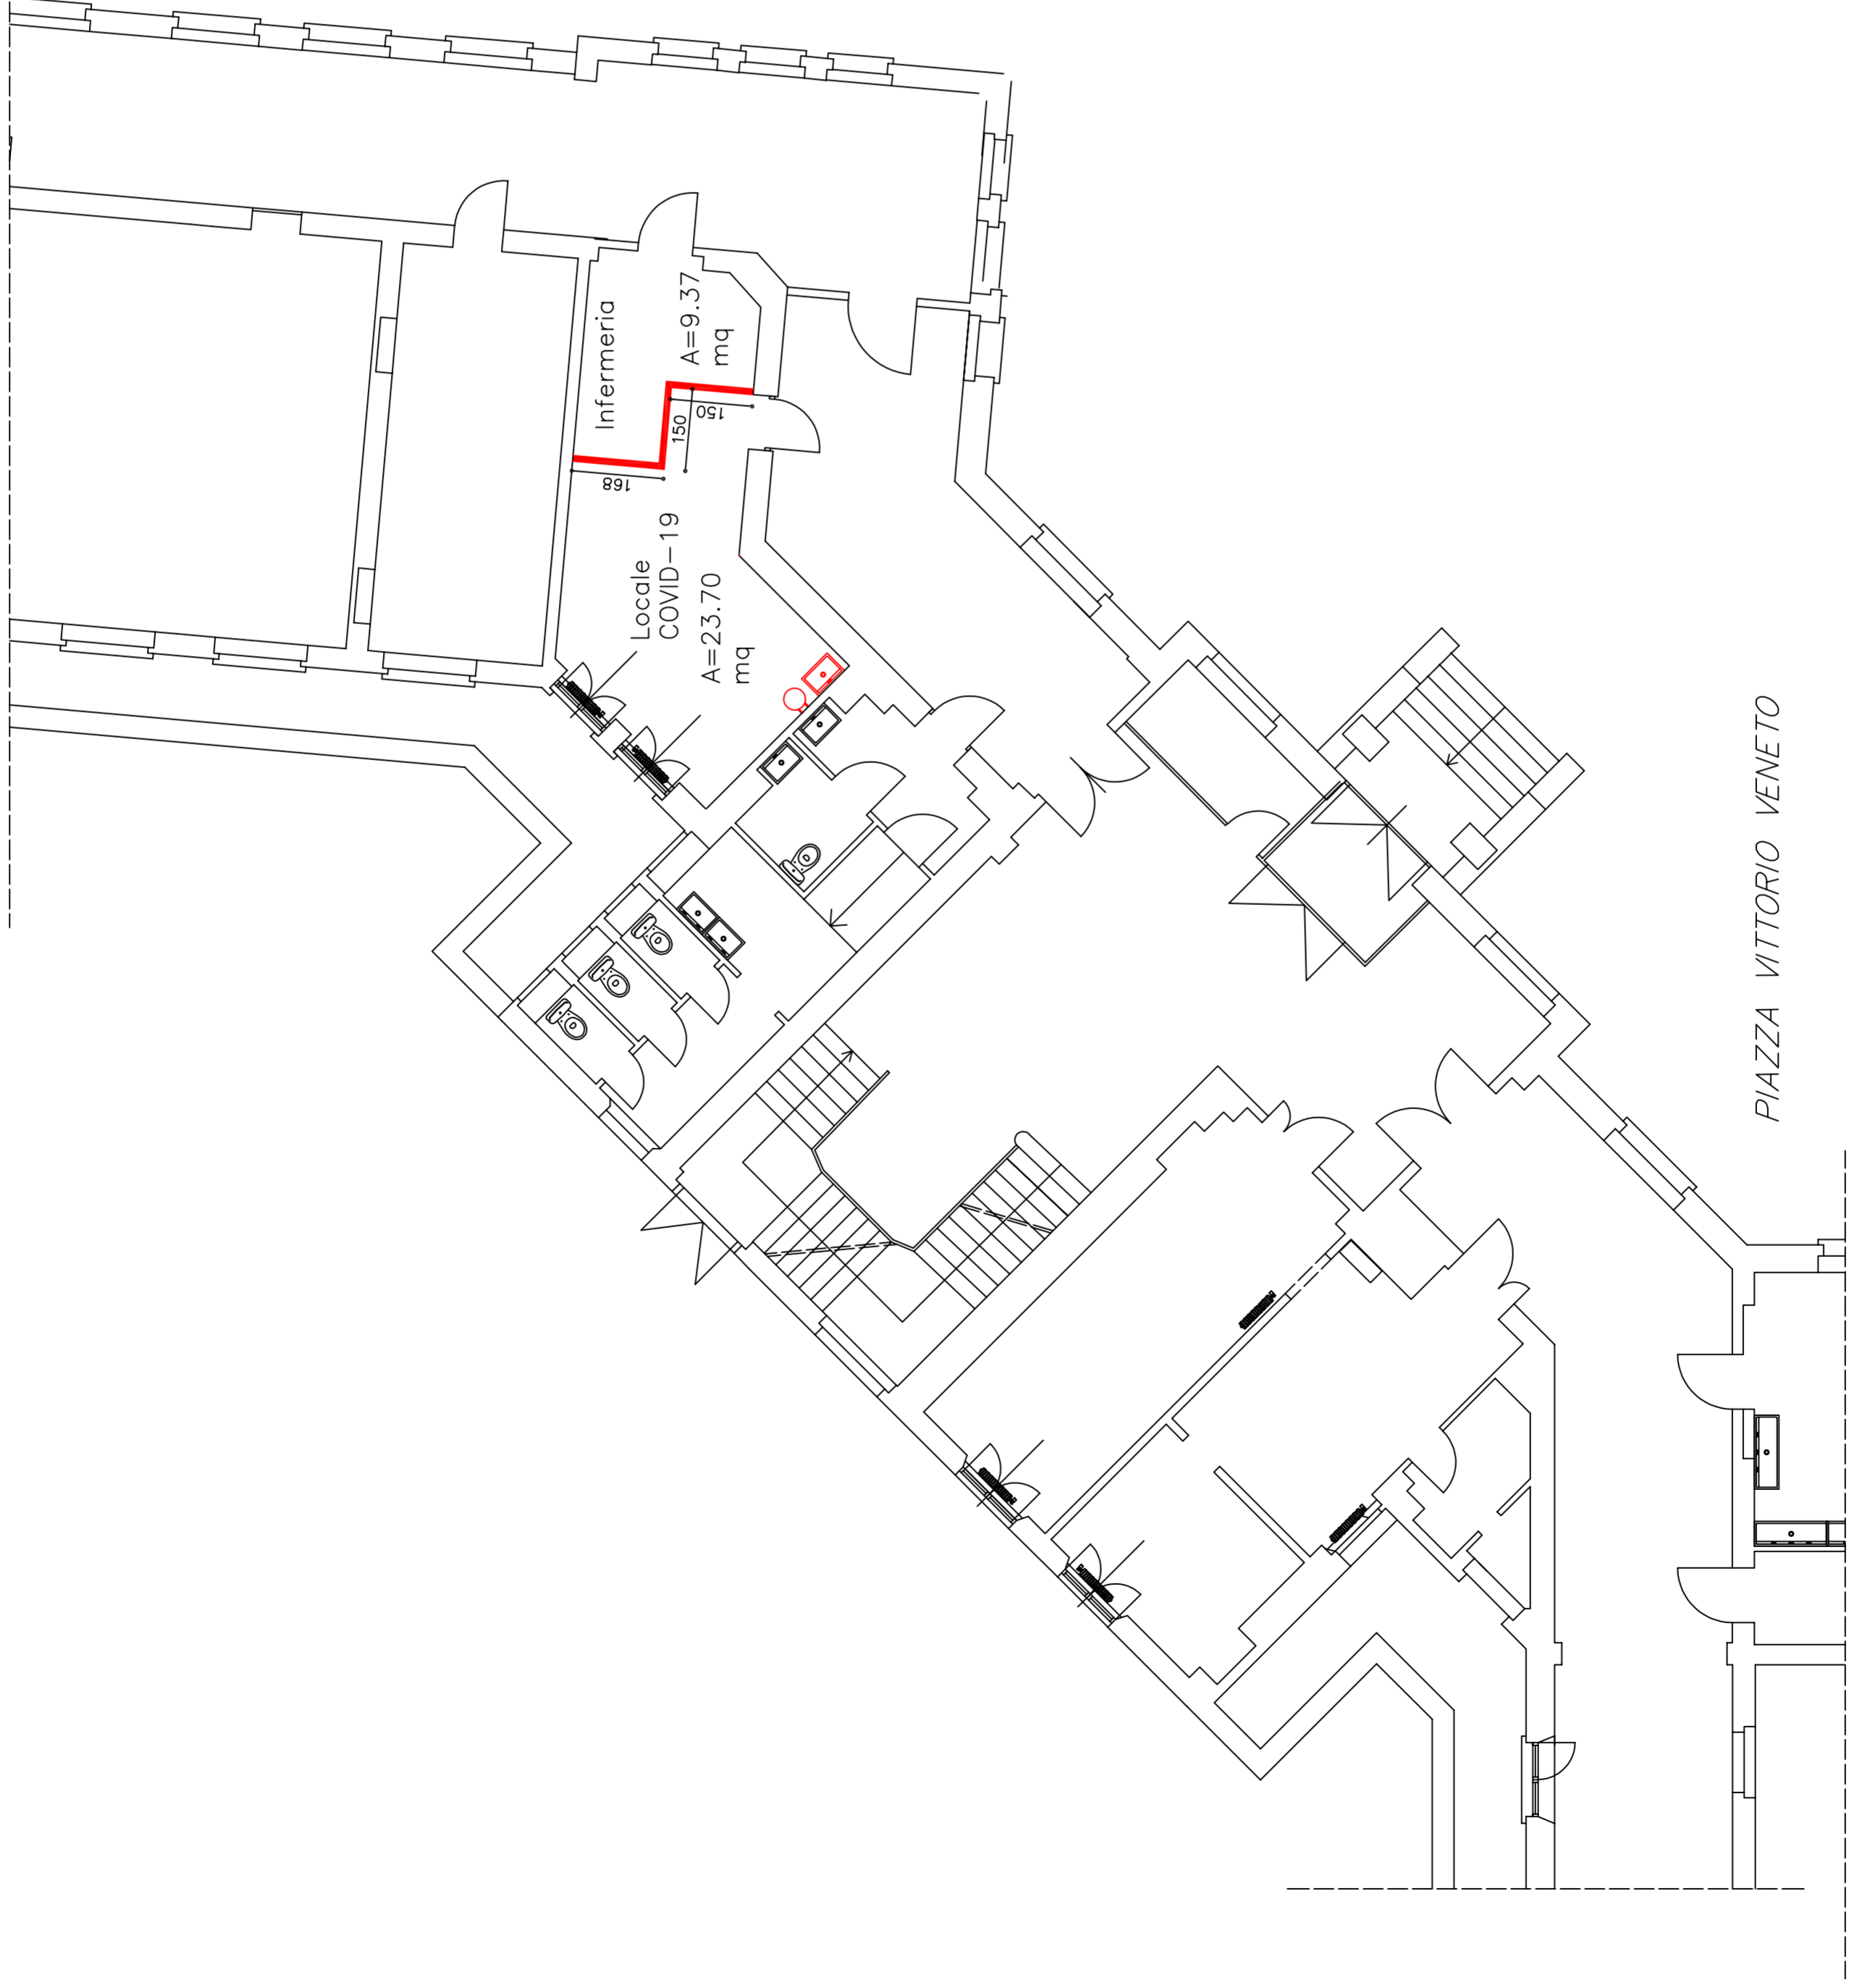

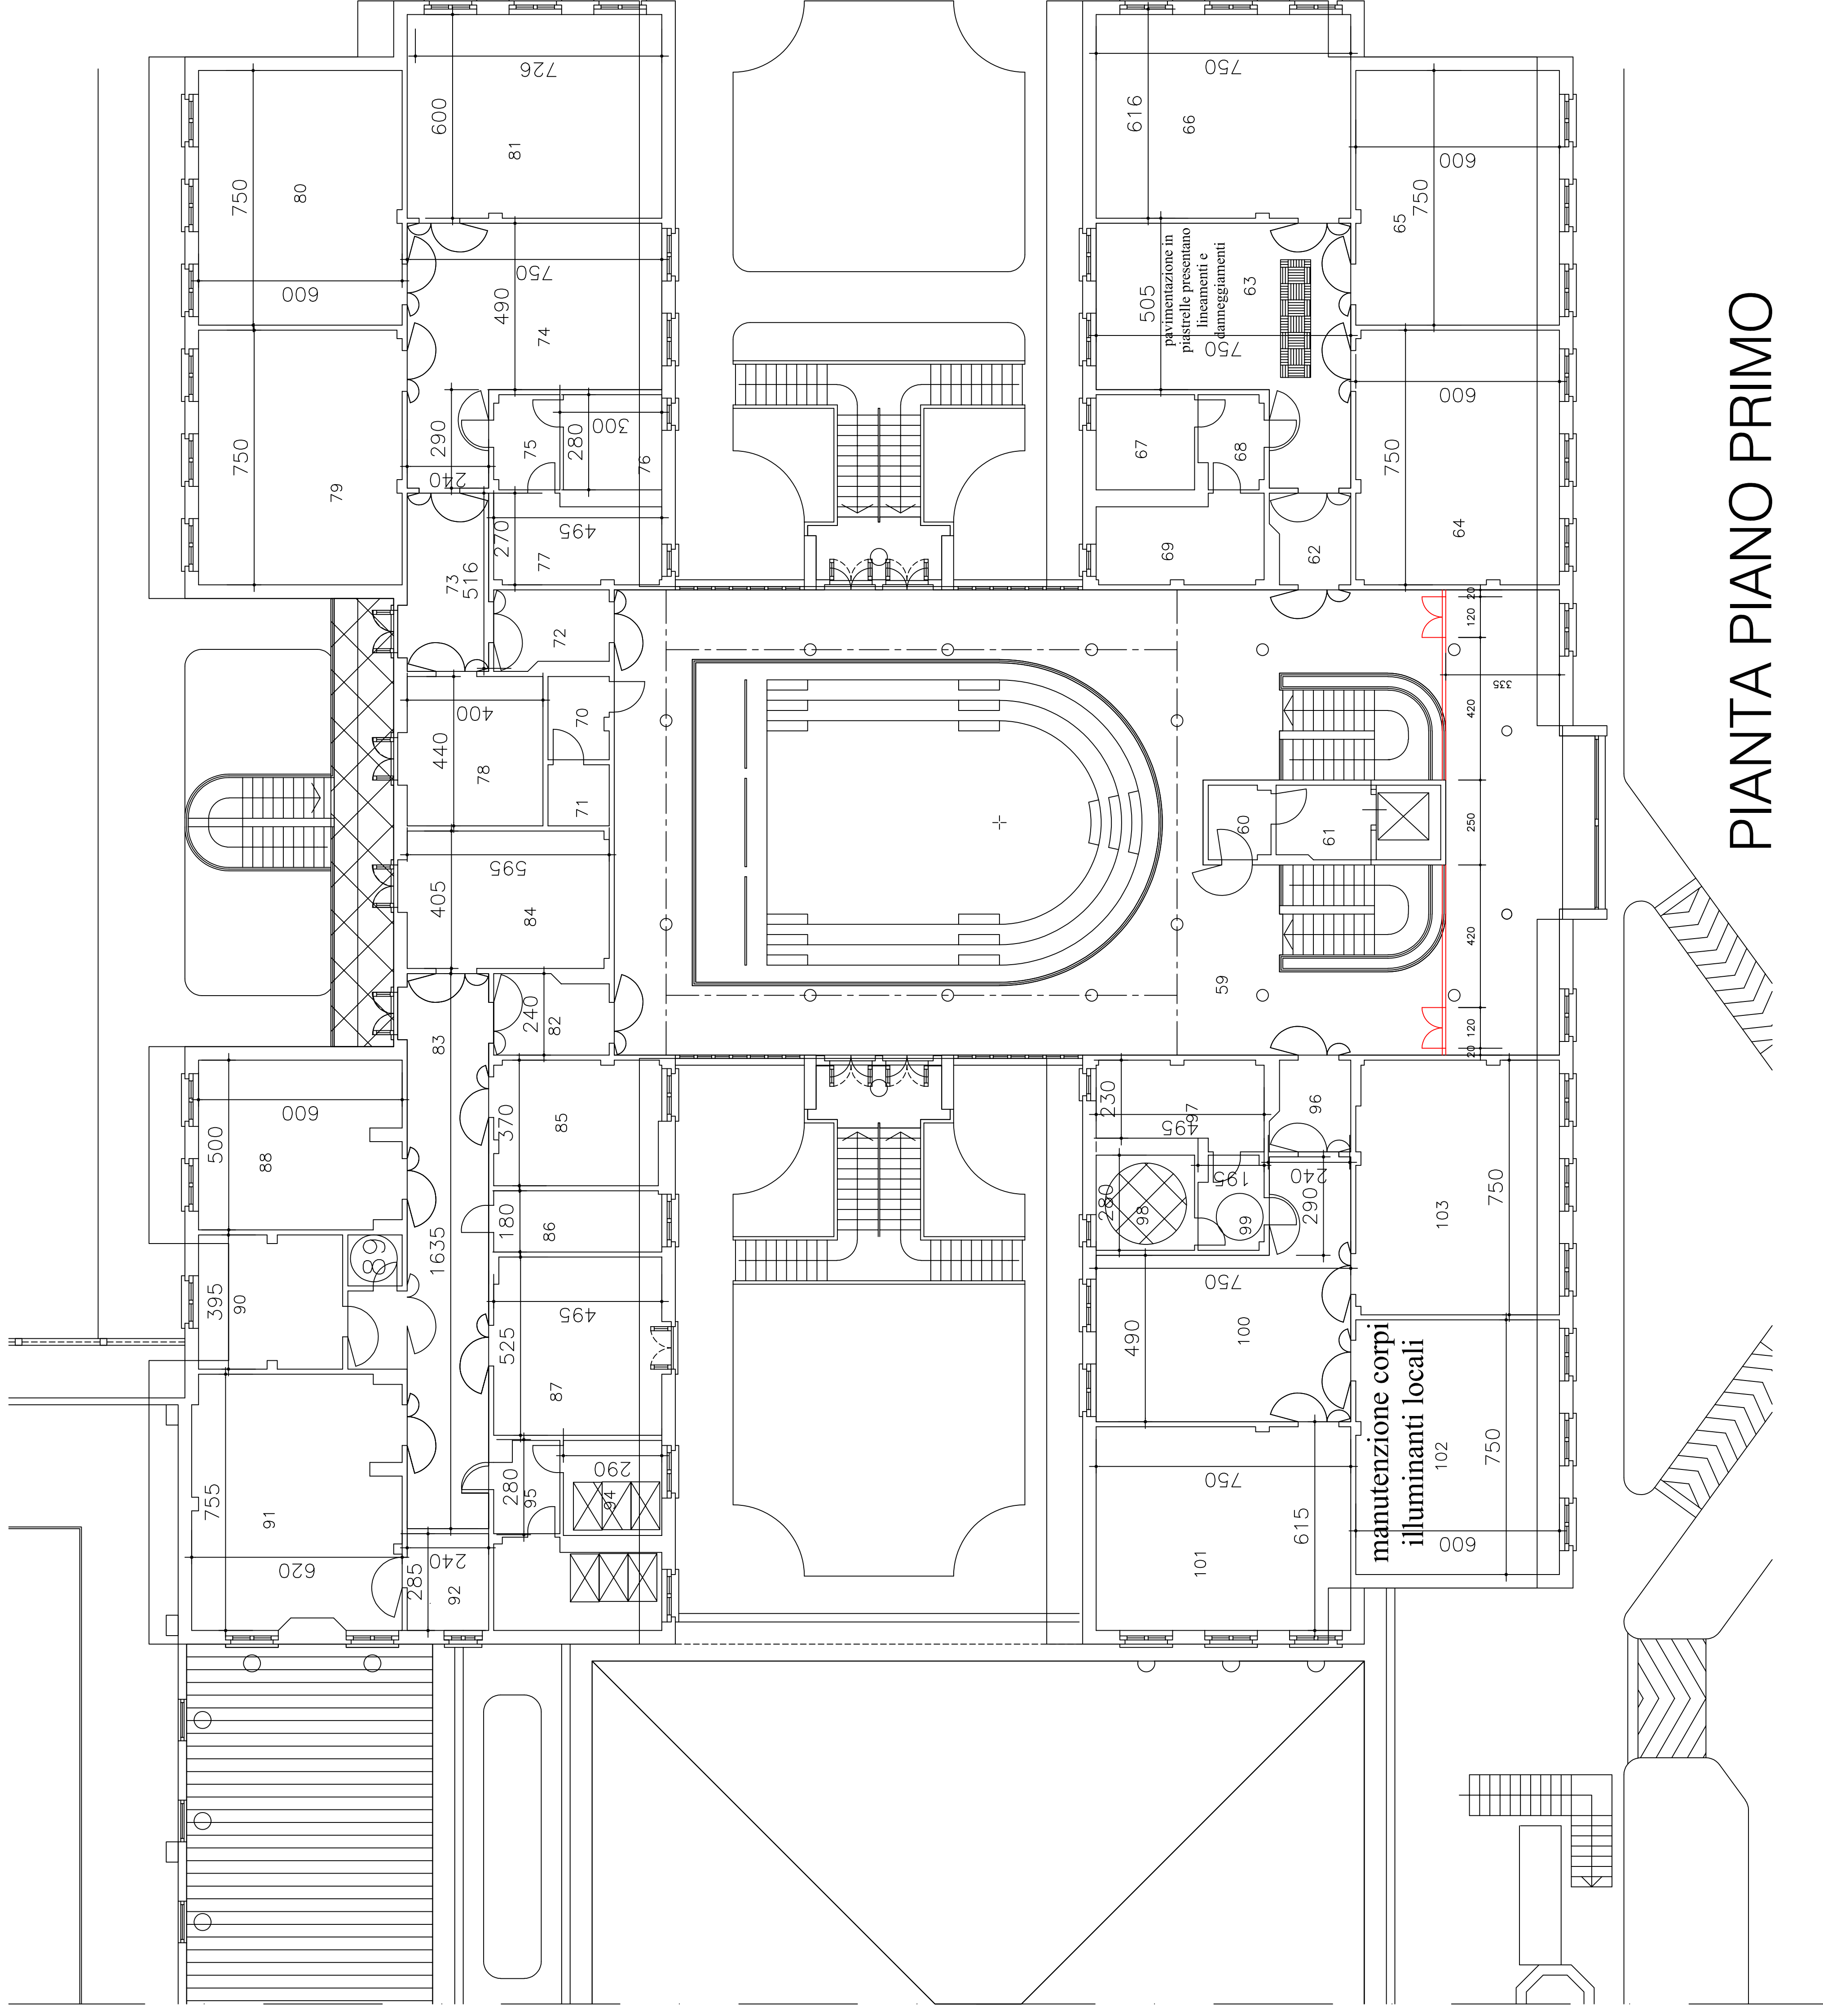

PIANTA PIANO PRIMO

LOCALIZZAZIONE EDIFICIO

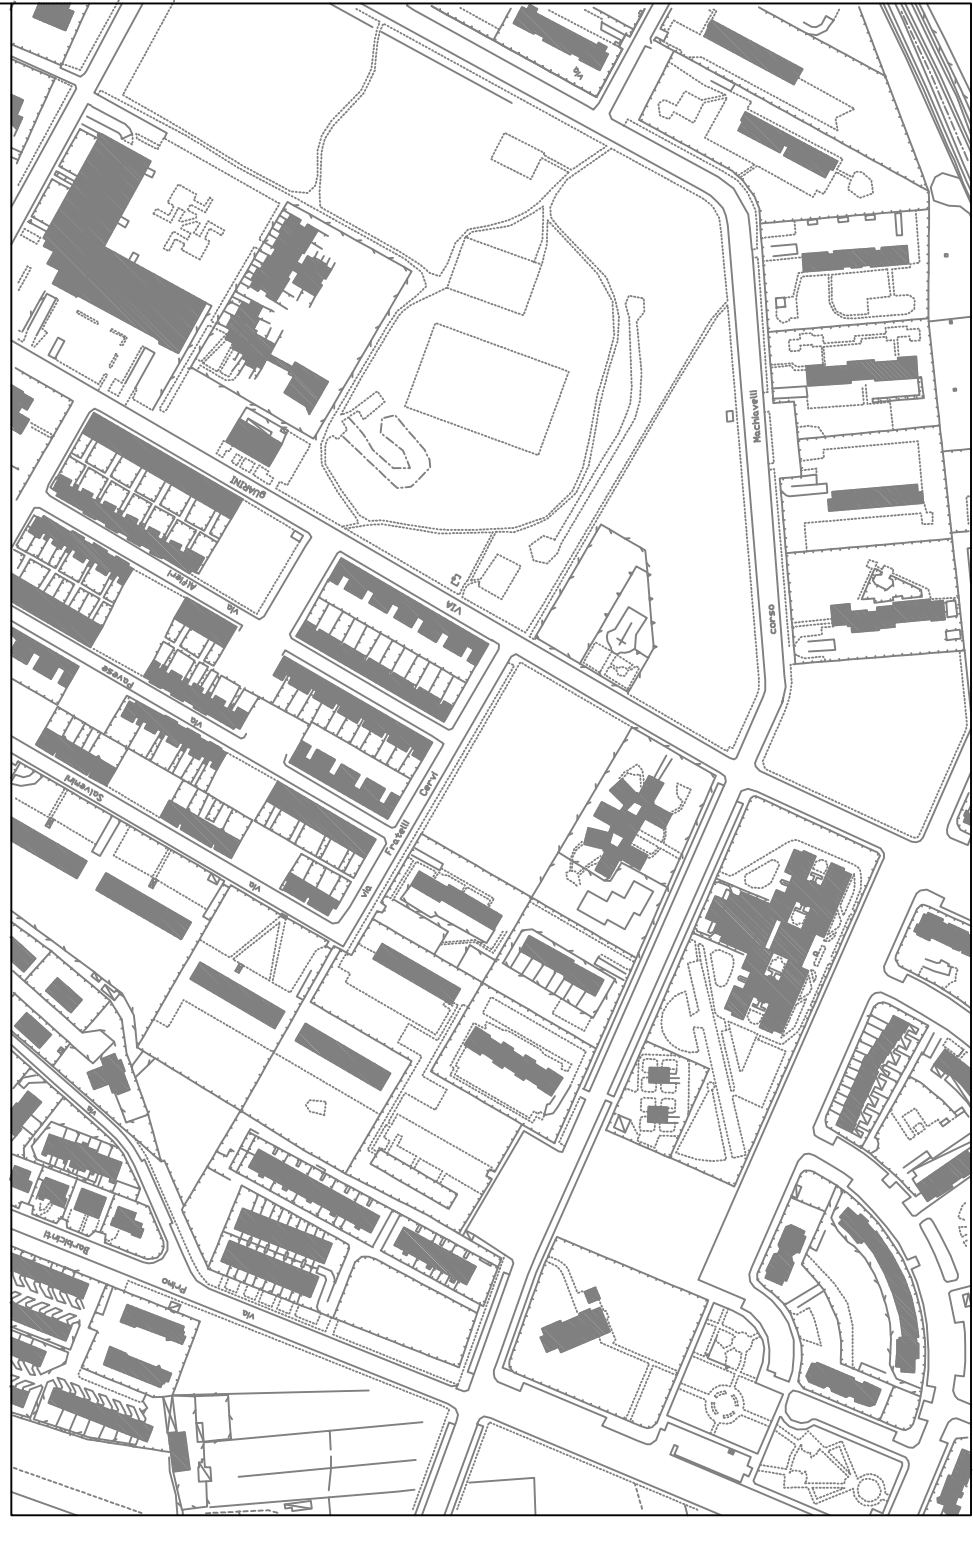


REGIONE PIEMONTE
CITTA' DI VENARIA REALE
 CITTÀ METROPOLITANA DI TORINO
 piazza martiri della libertà 1

OGGETTO: adeguamento edifici scolastici causa emergenza epidemiologica COVID-19

PROGETTISTA EDILE	PROGETTISTA IMPIANTI ELETTRICI	PROGETTISTA IMPIANTI IDRAULICI
RESPONSABILE DEL PROCEDIMENTO _____		
DIRIGENTE SETTORE LL.PP. Architetto Diego CIPOLLINA		
AMBIENTE PROTEZIONE CIVILE		
ELABORATO N. T001	DOCUMENTO N. A001	TITOL O Scuola Primaria Di VITTORIO Via Boccaccio
D A T A _____	SCALA 1:100	
A G G I O R N A M E N T I _____		

LOCALIZZAZIONE EDIFICIO

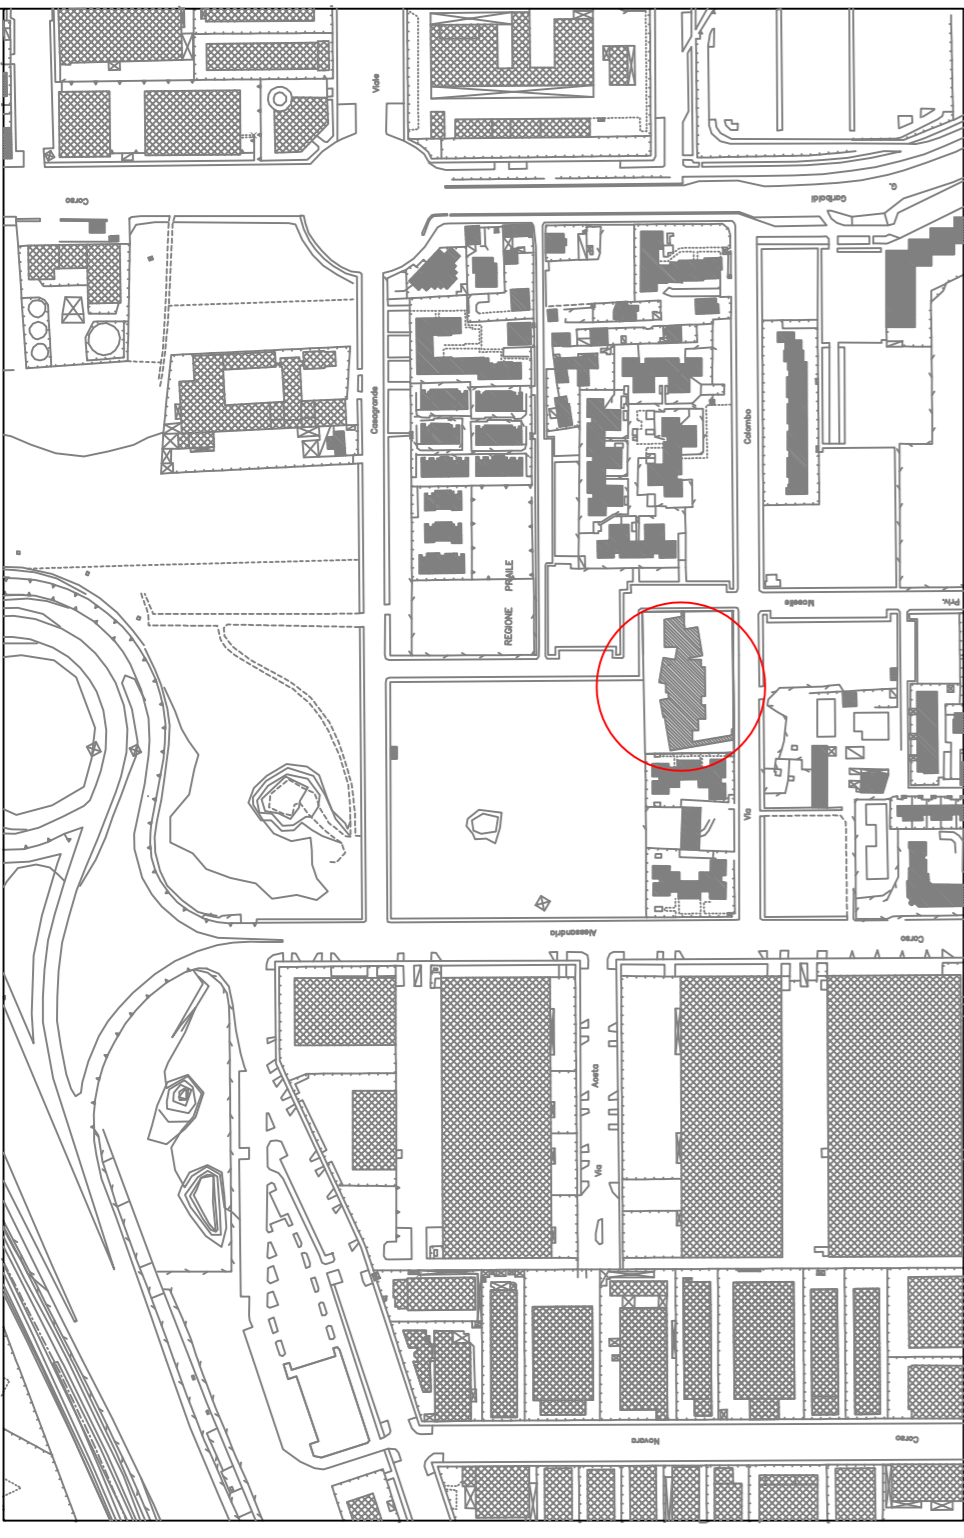

REGIONE PIEMONTE
CITTA' DI VENARIA REALE
CITTA' METROPOLITANA DI TORINO
piazza martiri della libertà 1

OGGETTO: adeguamento edifici scolastici causa emergenza
epidemiologica COVID-19

PROGETTISTA
EDILE

PROGETTISTA
IMPIANTI ELETTRICI

PROGETTISTA
IMPIANTI IDRAULICI

RESPONSABILE DEL PROCEDIMENTO

DIRIGENTE SETTORE LL.PP.
AMBIENTE PROTEZIONE CIVILE
Architetto Diego CIPOLLINA

ELABORATO
N. T001


DOCUMENTO
N. A001


TITOLO

Scuola Primaria Gallo Praile via Paganelli n.44



D A T A
SCALA
1:100

A G G I O R N A M E N T I

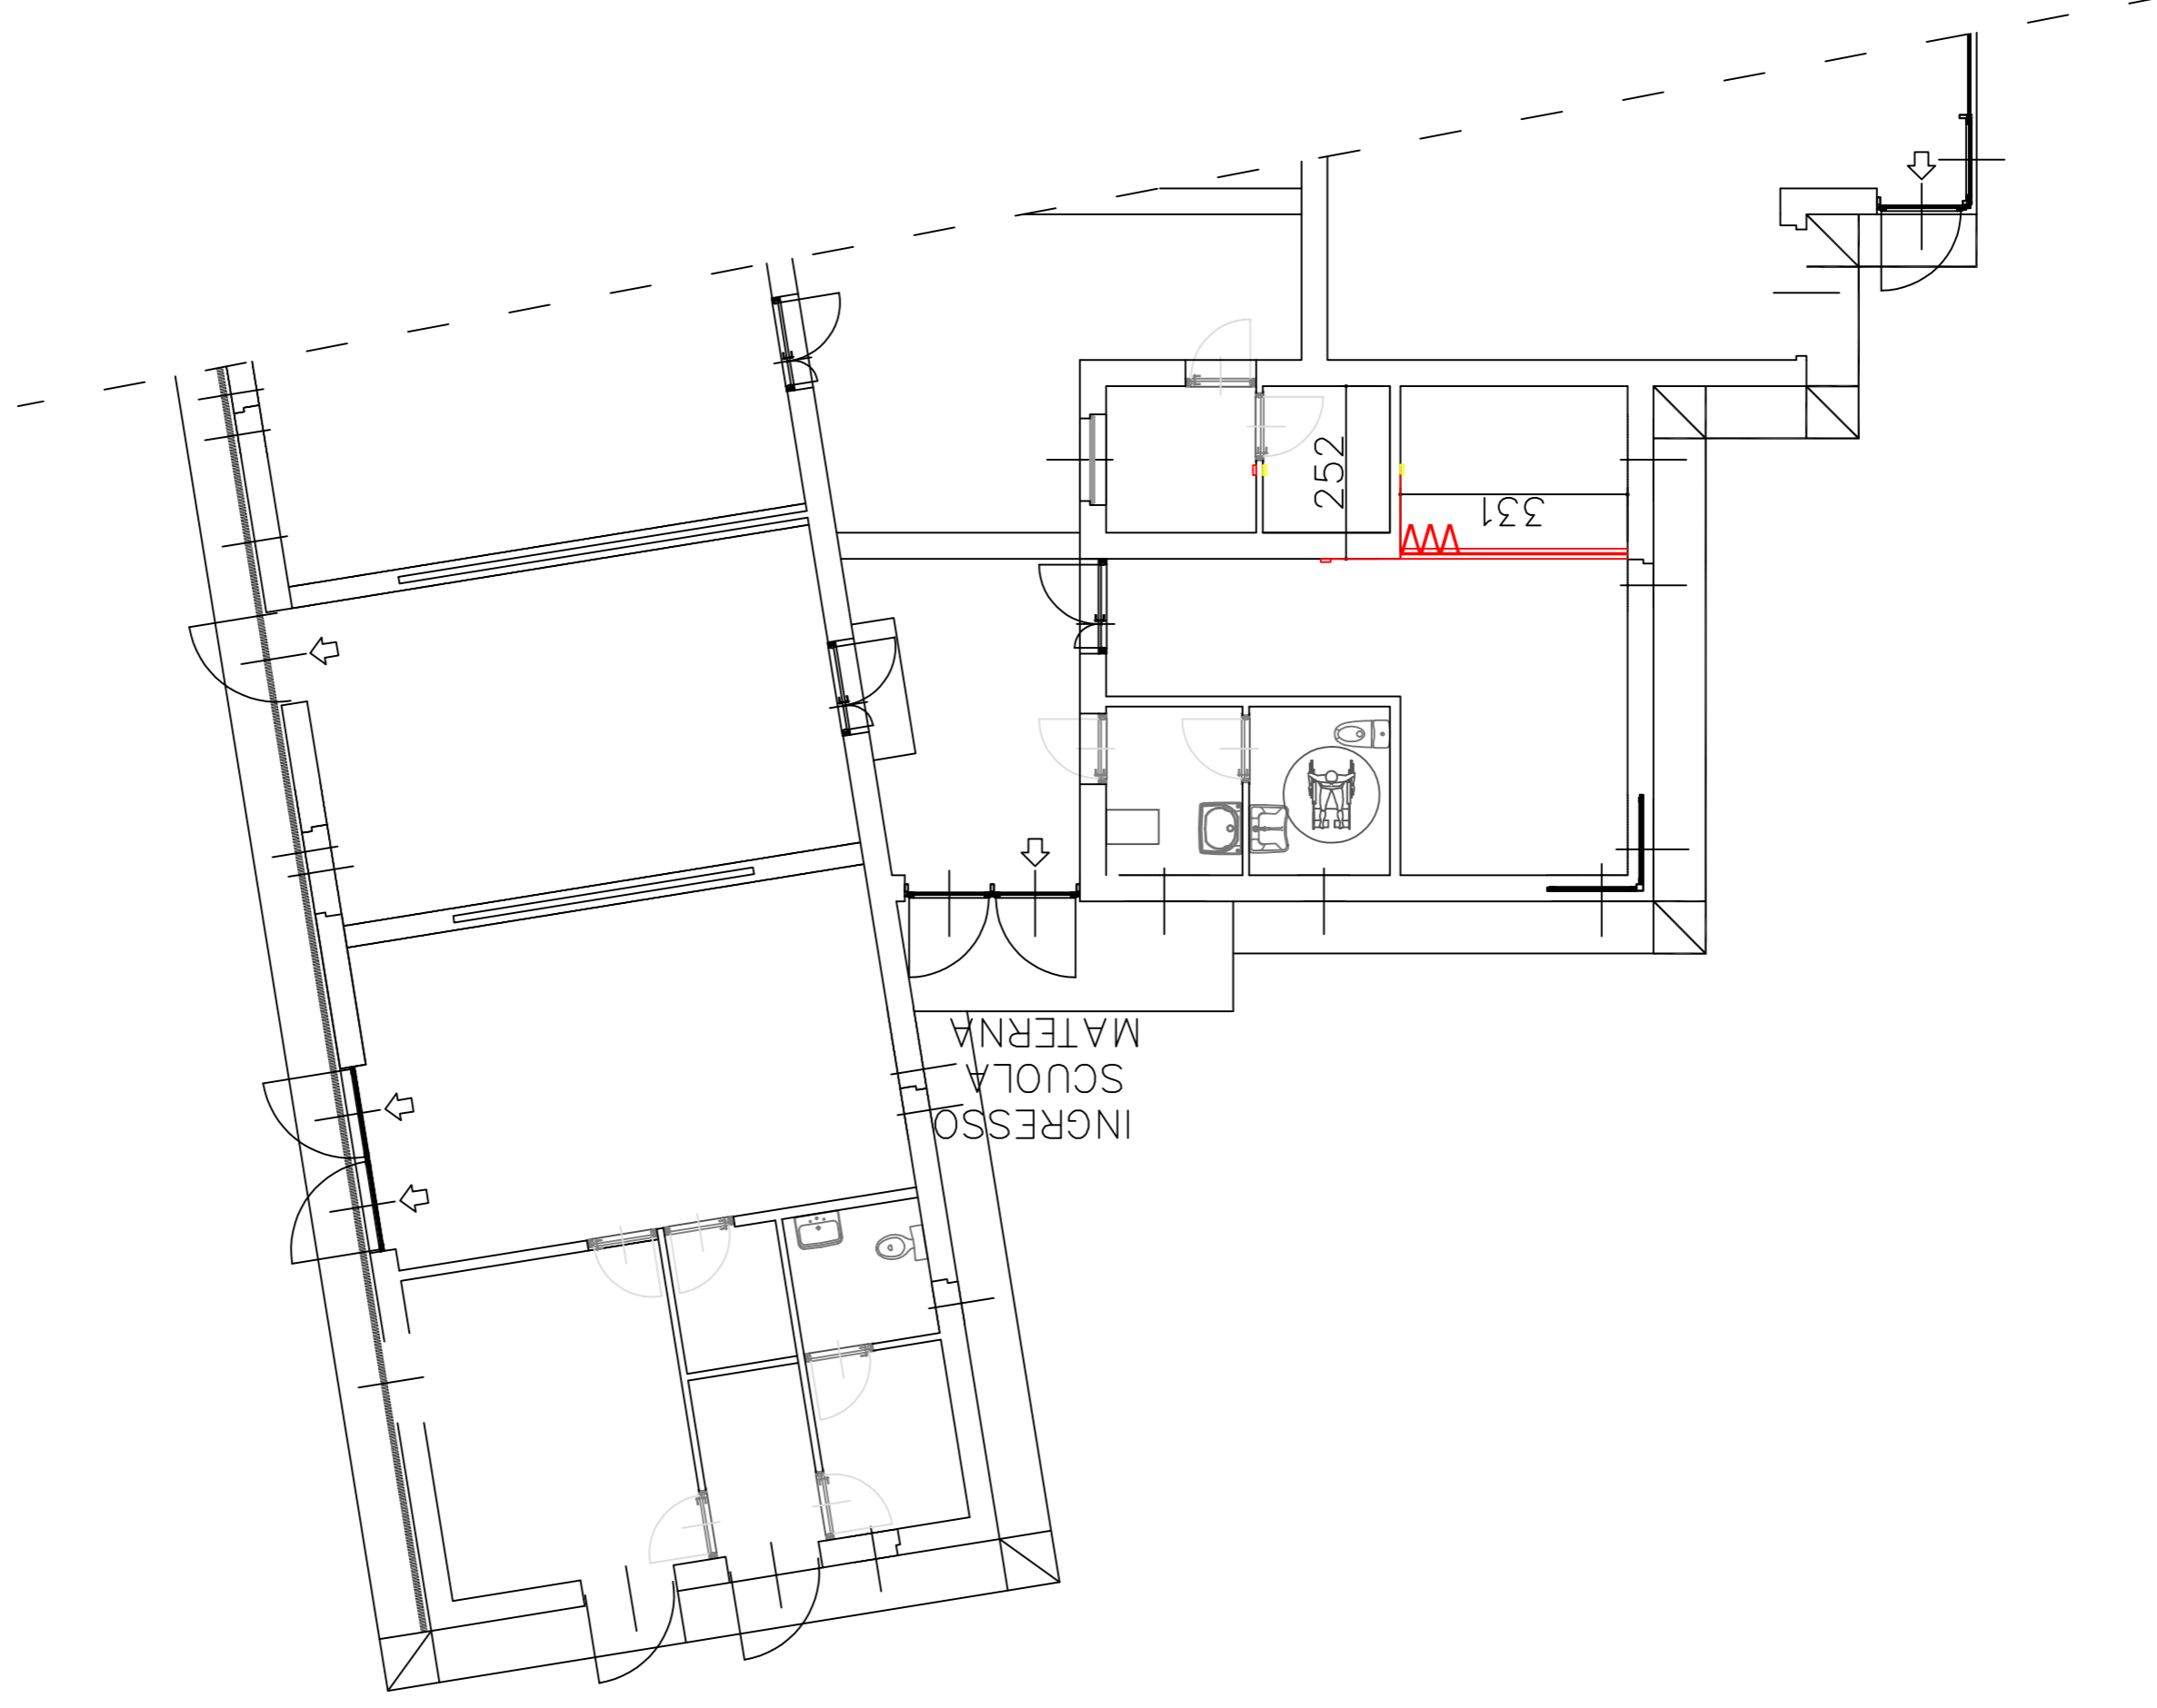

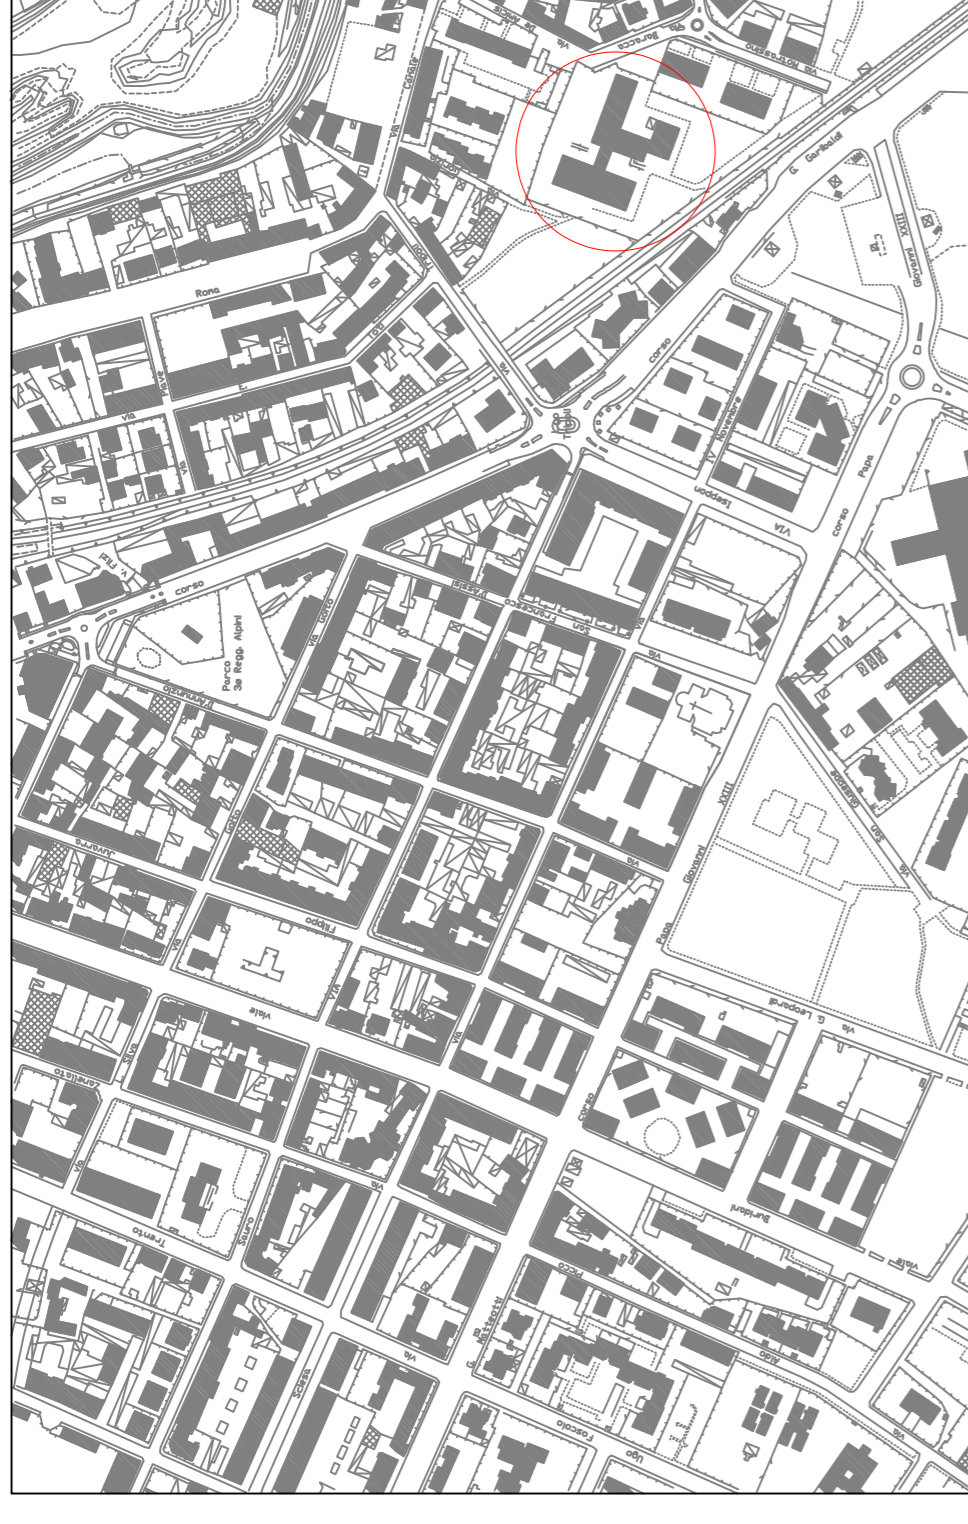

vuoto su palestra

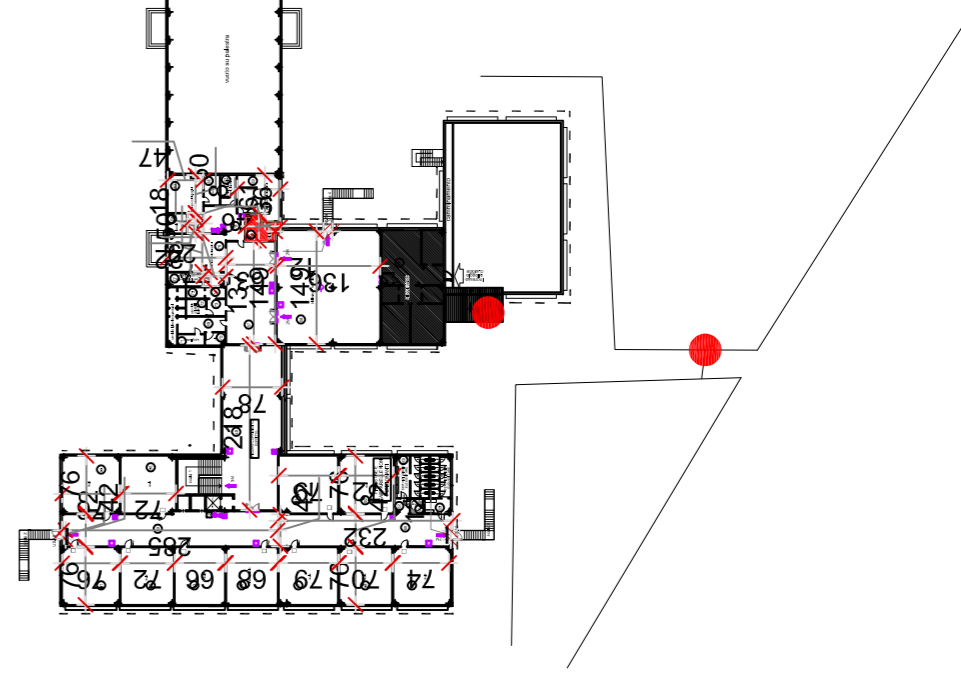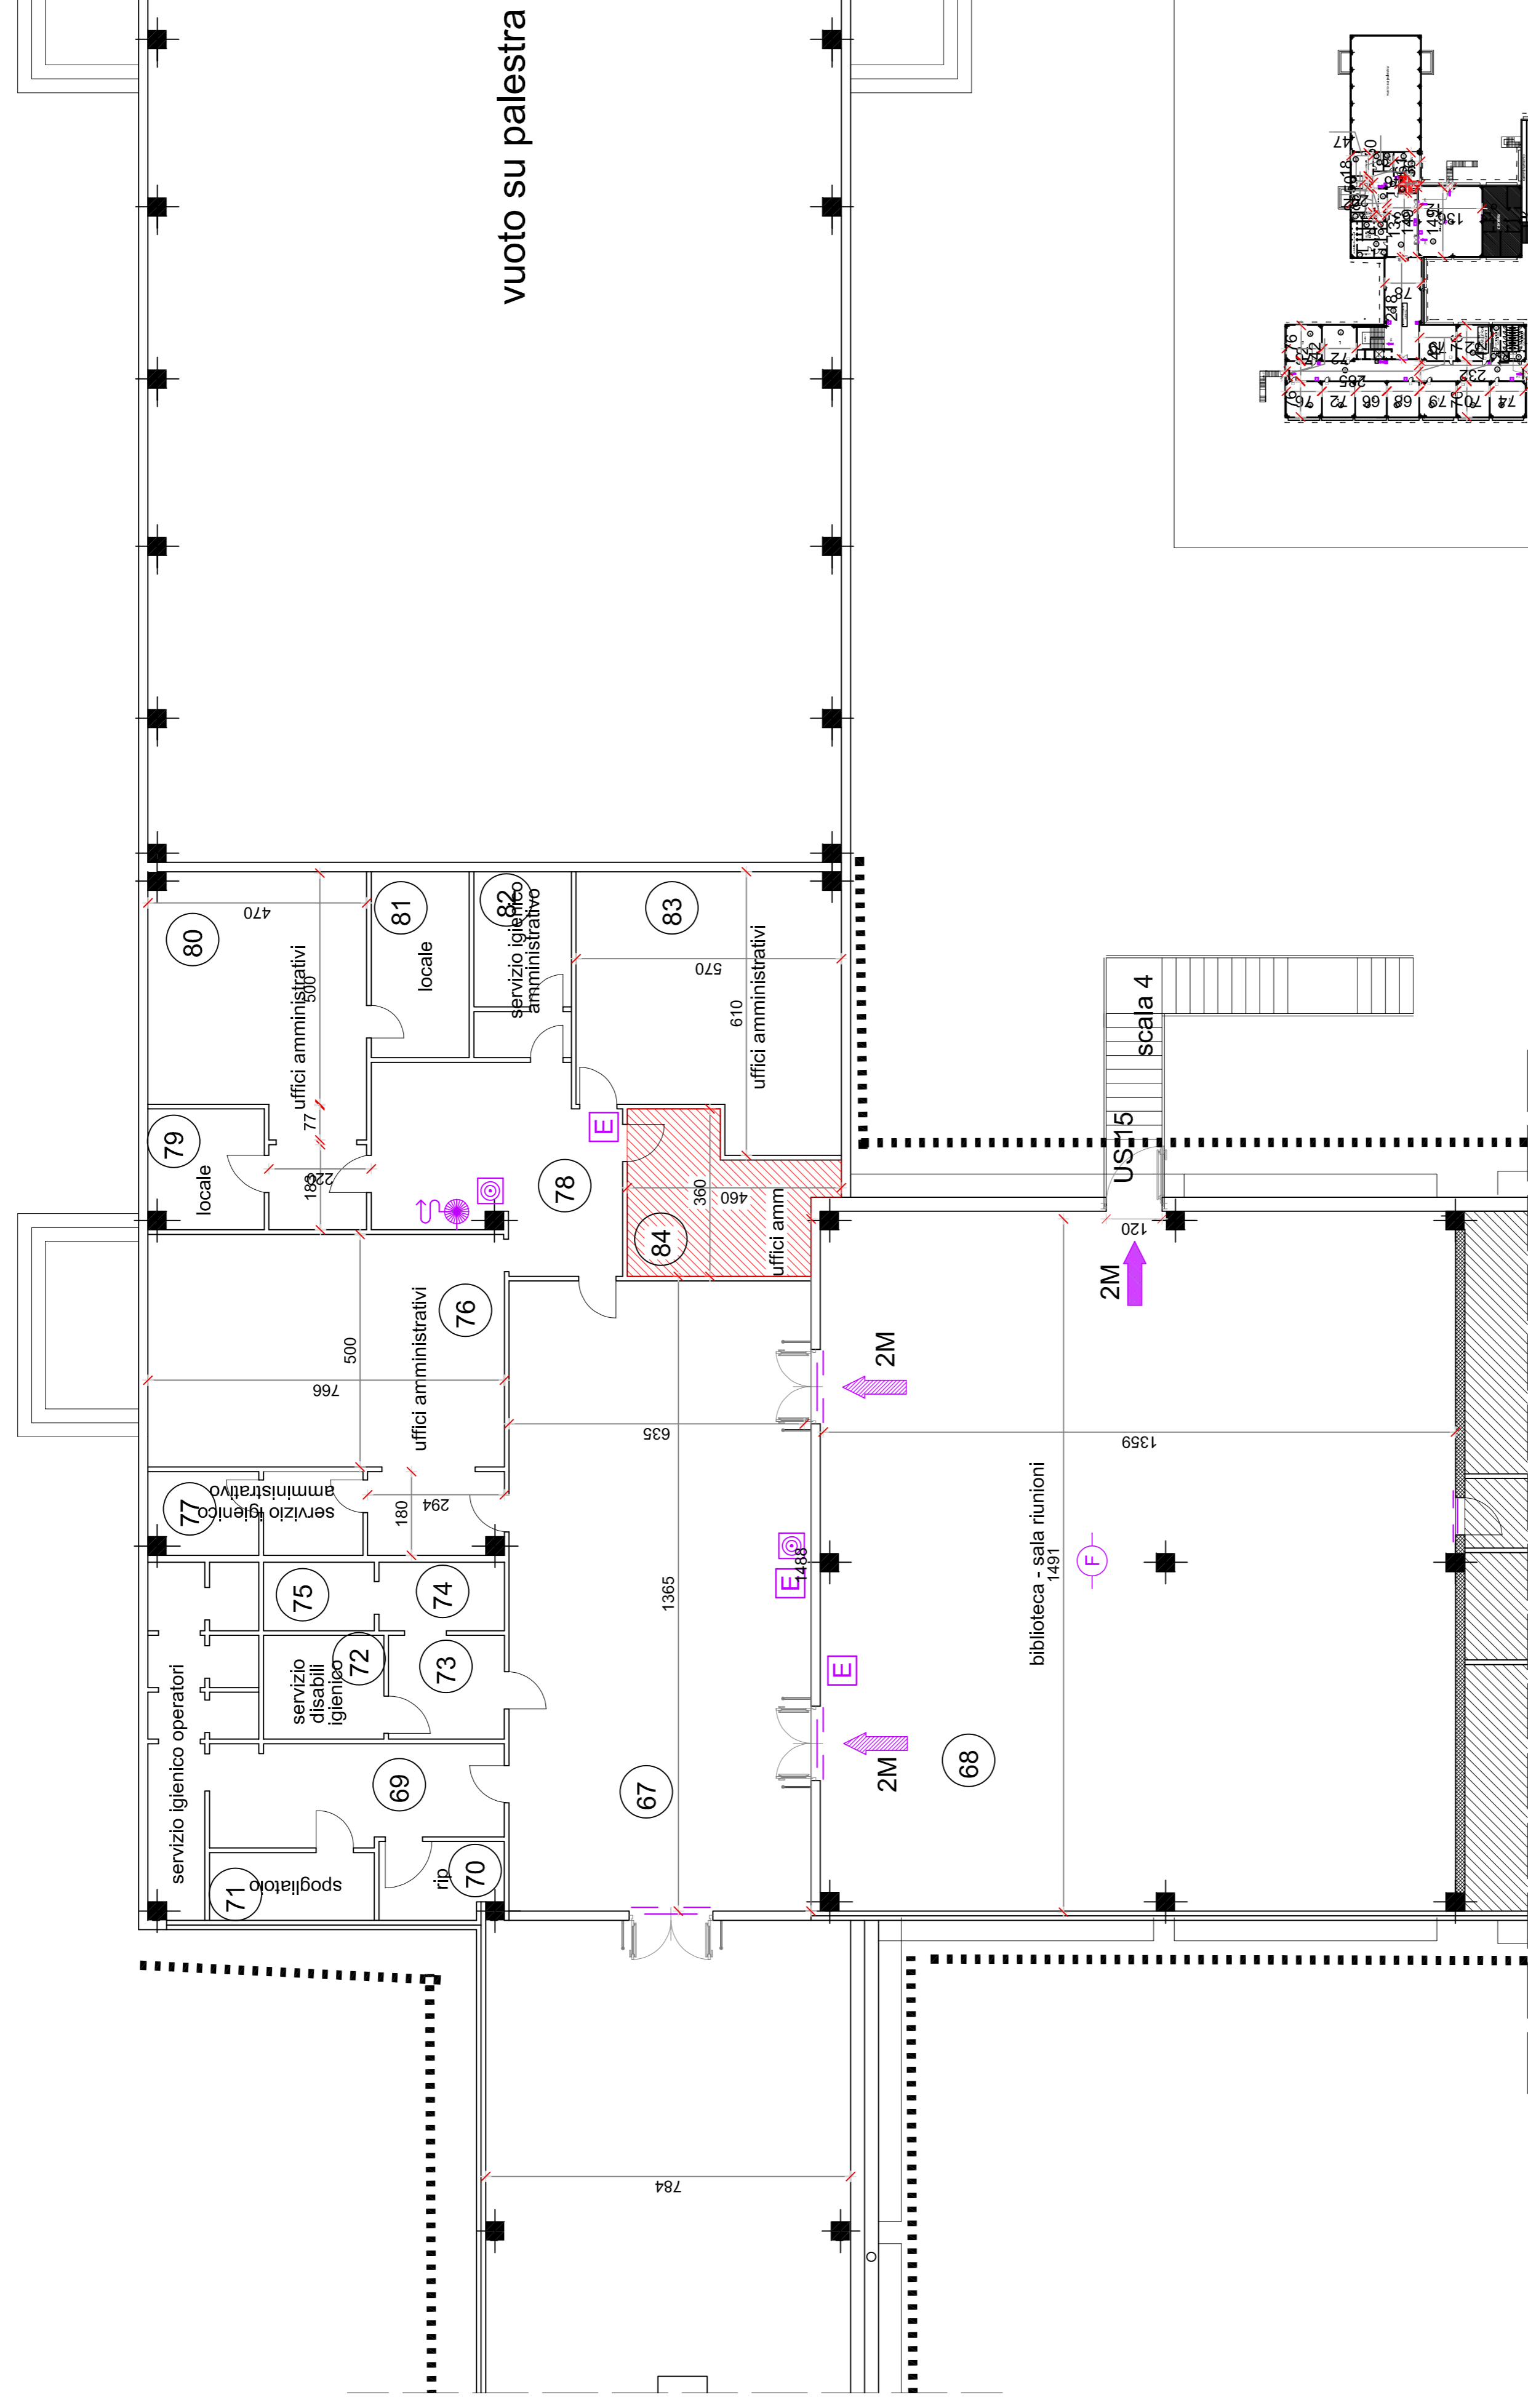

● Citofoni wireless



REGIONE PIEMONTE
CITTA' DI VENARIA REALE
CITTA' METROPOLITANA DI TORINO
piazza martiri della liberta 1

OGGETTO: adeguamento edifici scolastici causa emergenza
epidemiologica COVID-19

PROGETTISTA
EDILE

PROGETTISTA
IMPIANTI ELETTRICI

PROGETTISTA
IMPIANTI IDRAULICI

RESPONSABILE DEL PROCEDIMENTO

DIRIGENTE SETTORE LL.PP.
AMBIENTE PROTEZIONE CIVILE

Architetto Diego CIPOLLINA

ELABORATO
N. T001

DOCUMENTO
N. A001

TITOLLO

Scuola Secondaria Gramsci vi Motrassino n.10

DATA
SCALA
1:100

AGGIORNAMENTI